



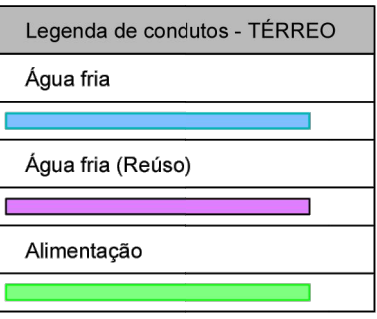


Diagrama de instalação para o modelo 1000. O sistema é montado sobre uma bancada com uma cuba. O tubo PVC Ø25 desce verticalmente e se conecta ao joelho 90° soldável com bucha de latão Ø25. O tubo continua para baixo, passando por um engate flexível, um sifão e um niple duplo, antes de entrar no contra-piso. As dimensões indicadas são: 60 cm para o trecho superior, 50 cm para o trecho intermediário, uma distância máxima de < 450 cm entre o joelho e o niple duplo, e um diâmetro mínimo de 640 cm para o contra-piso.

VISTA FRONTAL
DA LIGAÇÃO
DE ÁGUA/ESGOTO
Sem Escola

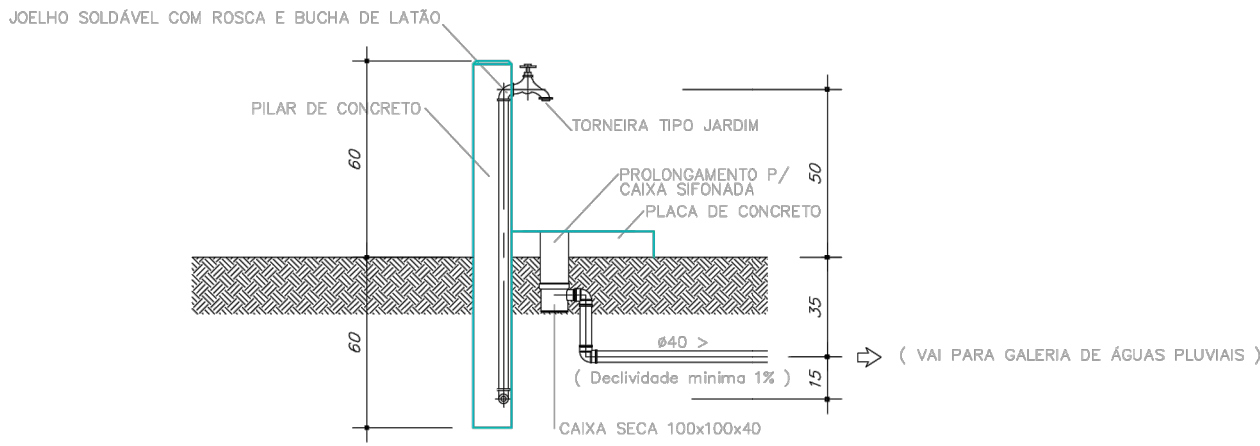

VISTA LATERAL
PONTO DE ÁGUA EXTERNO
Sem Escola

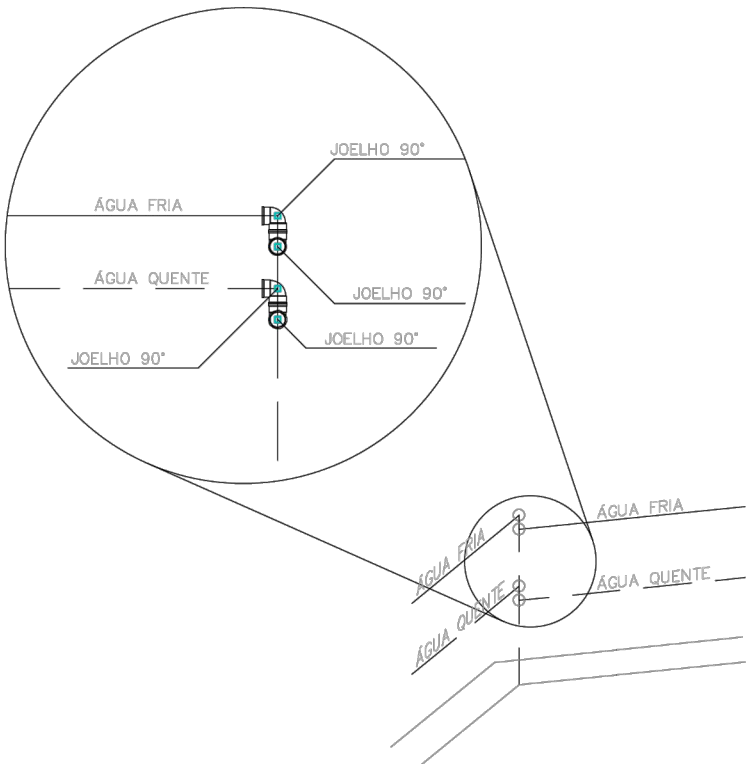

OBS.: UTILIZAR DOIS JOELHOS 90° SEMPRE QUE O ÂNGULO ENTRE AS PAREDE FOR DIFERENTE DE 45° e 90°.

DETALHE PARA CANTOS DE PAREDE

O PROJETO DE REFERÊNCIA FOI ESPELHADO PARA ADEQUAÇÃO NO TERRENO





PROJETO HIDROSSANITÁRIO

PROJETO		CONTRATADO: Tatiane Henriques Pereira Fonseca		SECRETARIA SECRETARIA DE ATENÇÃO PRIMÁRIA À SAÚDE CPMR - CONSTRUÇÃO DE IMÓVEL COMERCIAL		1			
Contratado: CREA/MG: 284463-0		Endereço: Rua Celso, Nº21 Vila Nova Entre - MG		PROJETO USU FORT 2			Número Cliente: 76/2024		
PRO		APPROV		UNIDADE: 2			DATA: 10/01/2024		
DATE NOME VISTO		DATA: 10/01/2024 NOME VISTO		UNIDADE: ☒ INDICADO (Y) DIFERENTE cm			DATA: 10/01/2024 NOME VISTO		
HIDR		ESCALA: INDICADAS NO DESENHO		TÍTULO: PLANTA HIGIENIZAÇÃO TERREIRO, NOTAS, LEGENDAS		DESENHO NÚMERO: 00001	XMOO HIDR	REVISÃO DO 01	FOLHA: 01/07

PLANTA - HIDRÁULICO - TÉRREO
ESC. 1/50


PLANTA - HIDRÁULICO - COBERTURA
ESC. 1/50

Legenda de condutos - COBERTURA	
Água fria	

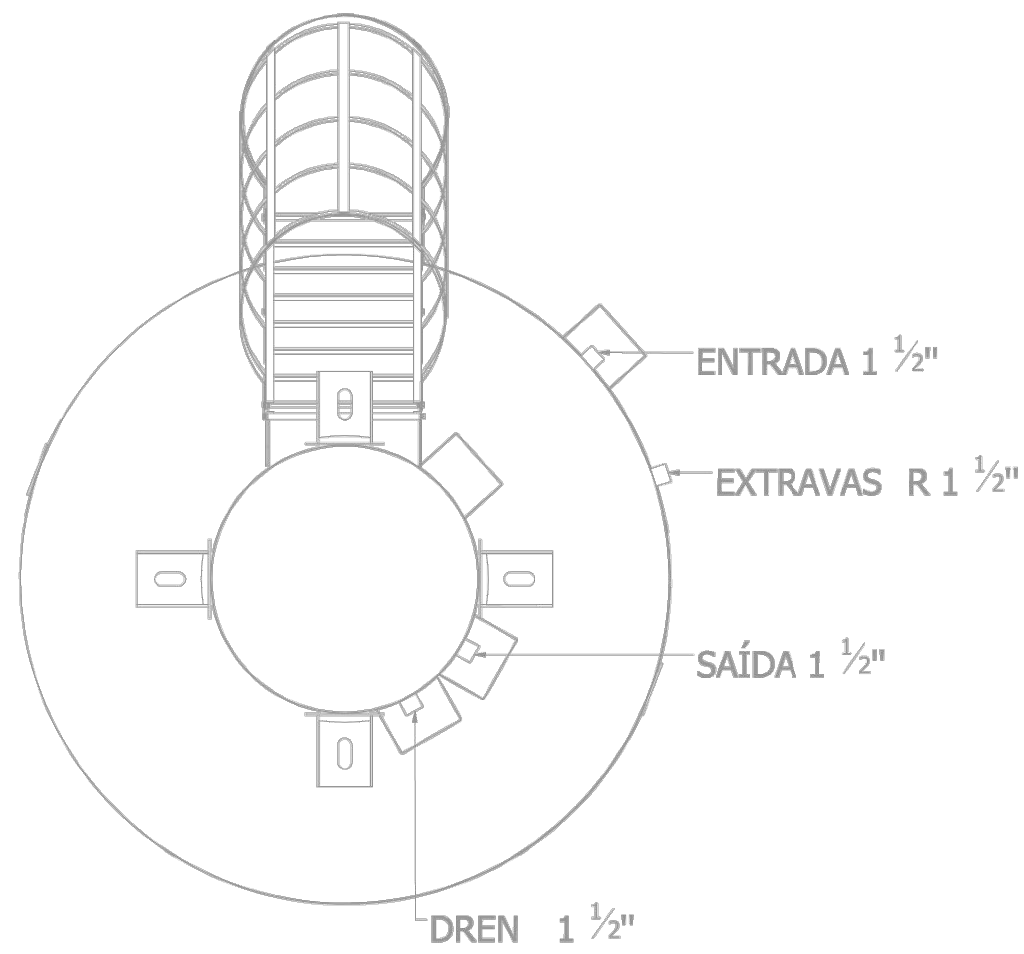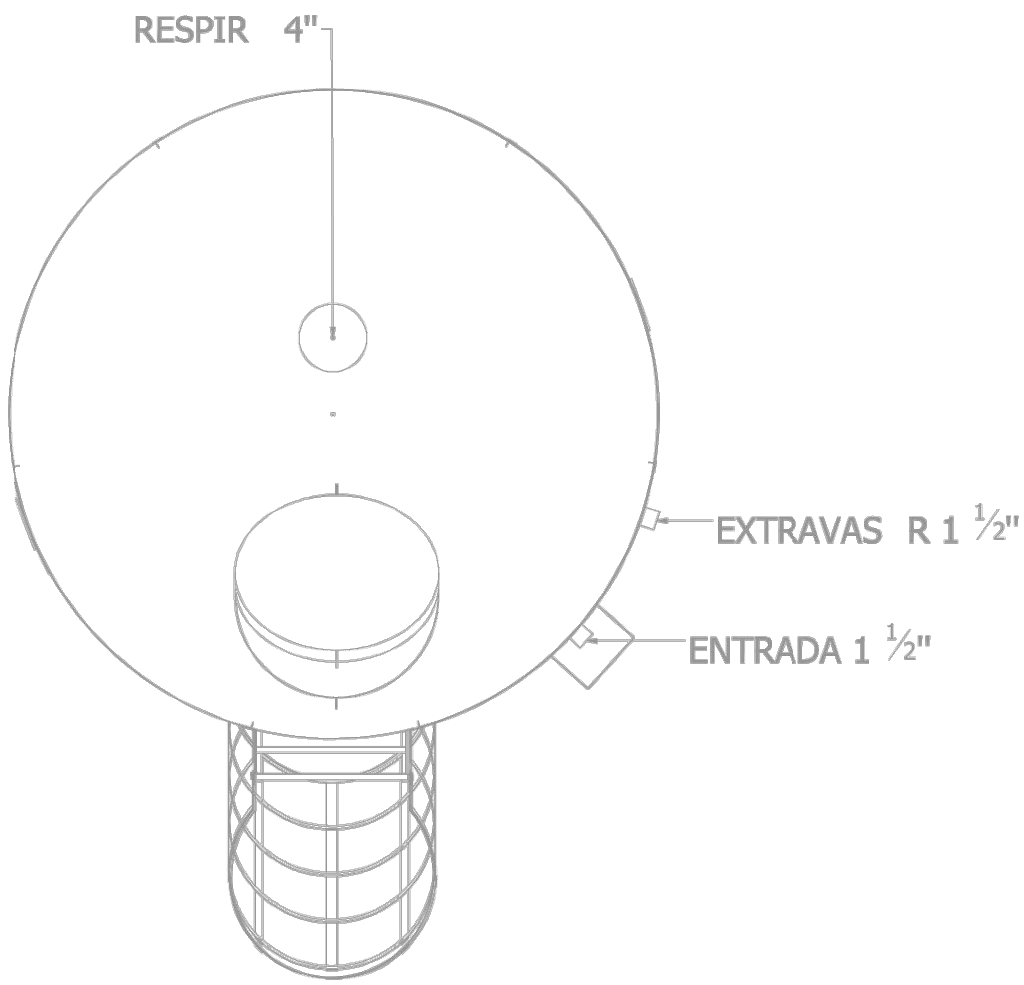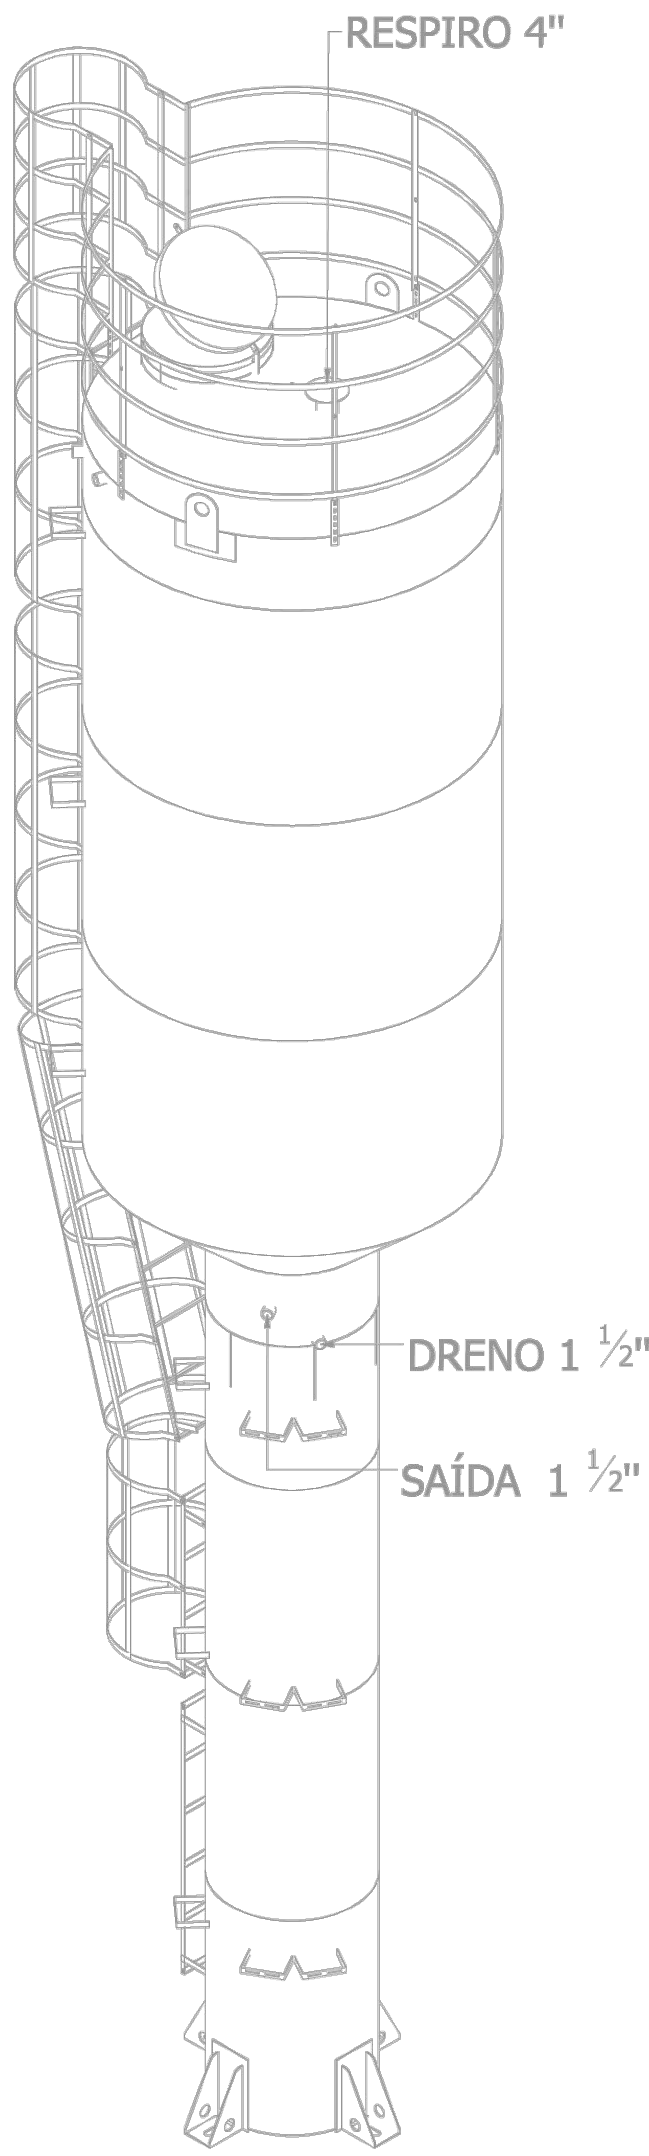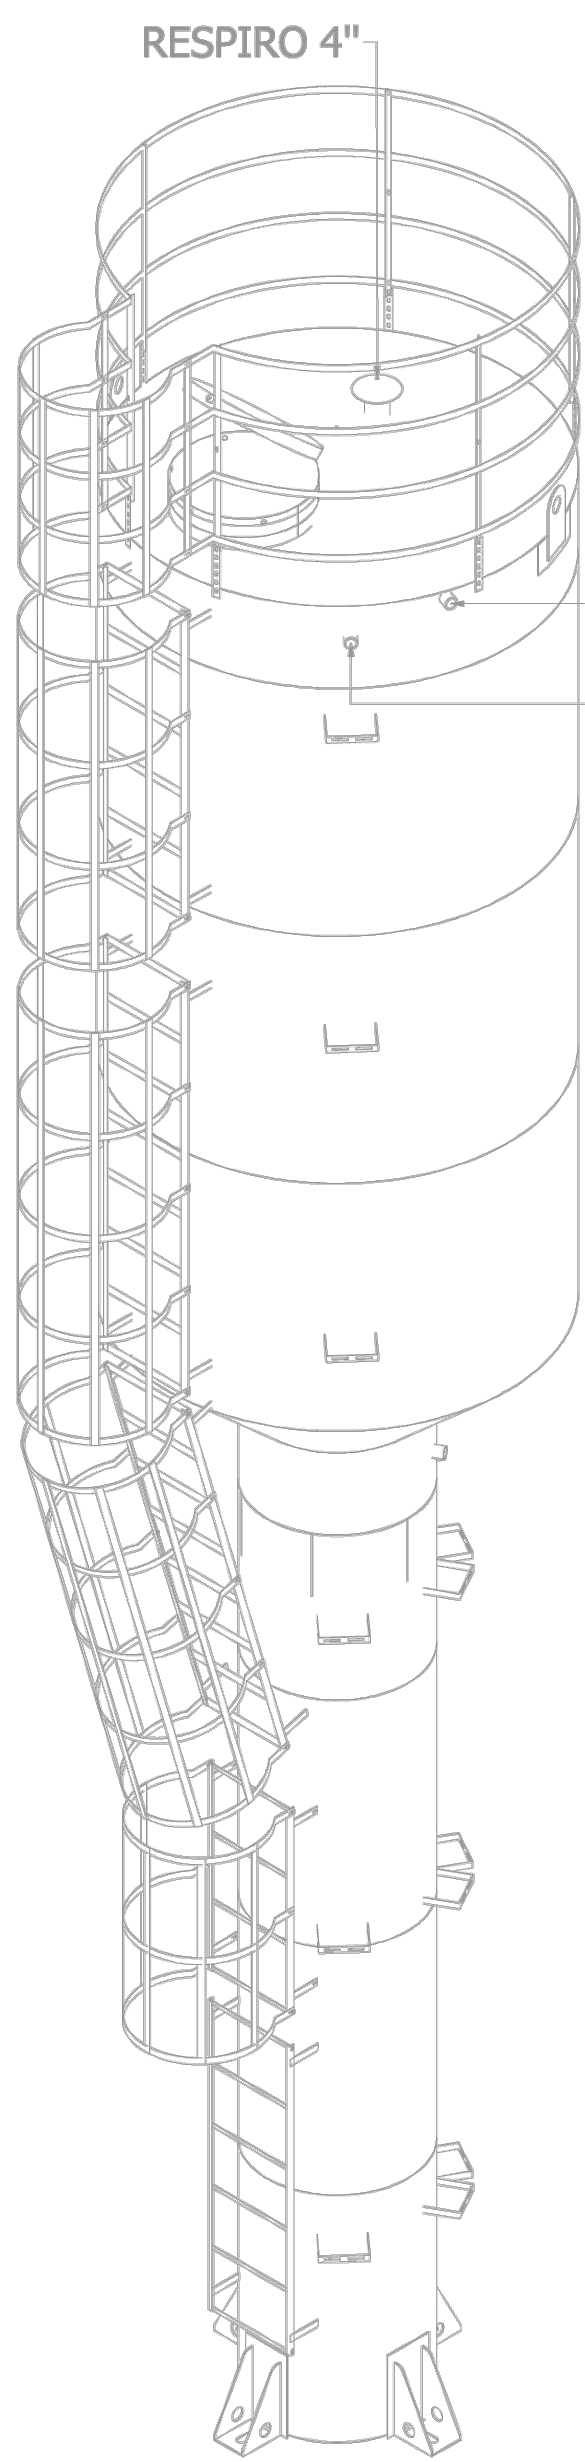


O PROJETO DE REFERÊNCIA FOI ESPELHADO PARA ADEQUAÇÃO NO TERRENO

PROJETO HIDROSSANITÁRIO											
PROJETO HIDROSSANITÁRIO			CONTRATADO Talis Henrique Pereira Fonseca			SECRETARIA SECRETARIA DE ATENÇÃO PRIMÁRIA À SAÚDE OBRA: CONSTRUÇÃO DE IMÓVEL COMERCIAL			2		
Contato: CREA-MG: 284463/D			Telefone: CEL.: (35) 9.9879-0332 E-mail: eng.talishenrique@gmail.com			PROJETO UBS PORTE 2			Número Cliente 76/2024		
DATA 01/10/2024	PROJ VERIF	APROV	UNIDADE: (EXCETO INDICADO) cm			REFERÊNCIA: (1º DEGRÃO)					
NOME VISTO	TÍTULO: PLANTA HIDRÁULICA COBERTURA, NOTAS, LEGENDAS					DESENHO NÚMERO: 00001			MOD: HIDR	REVISÃO: 00	FOLHA: 02/07
HIDR	ESCALA: INDICADAS NO DESENHO										

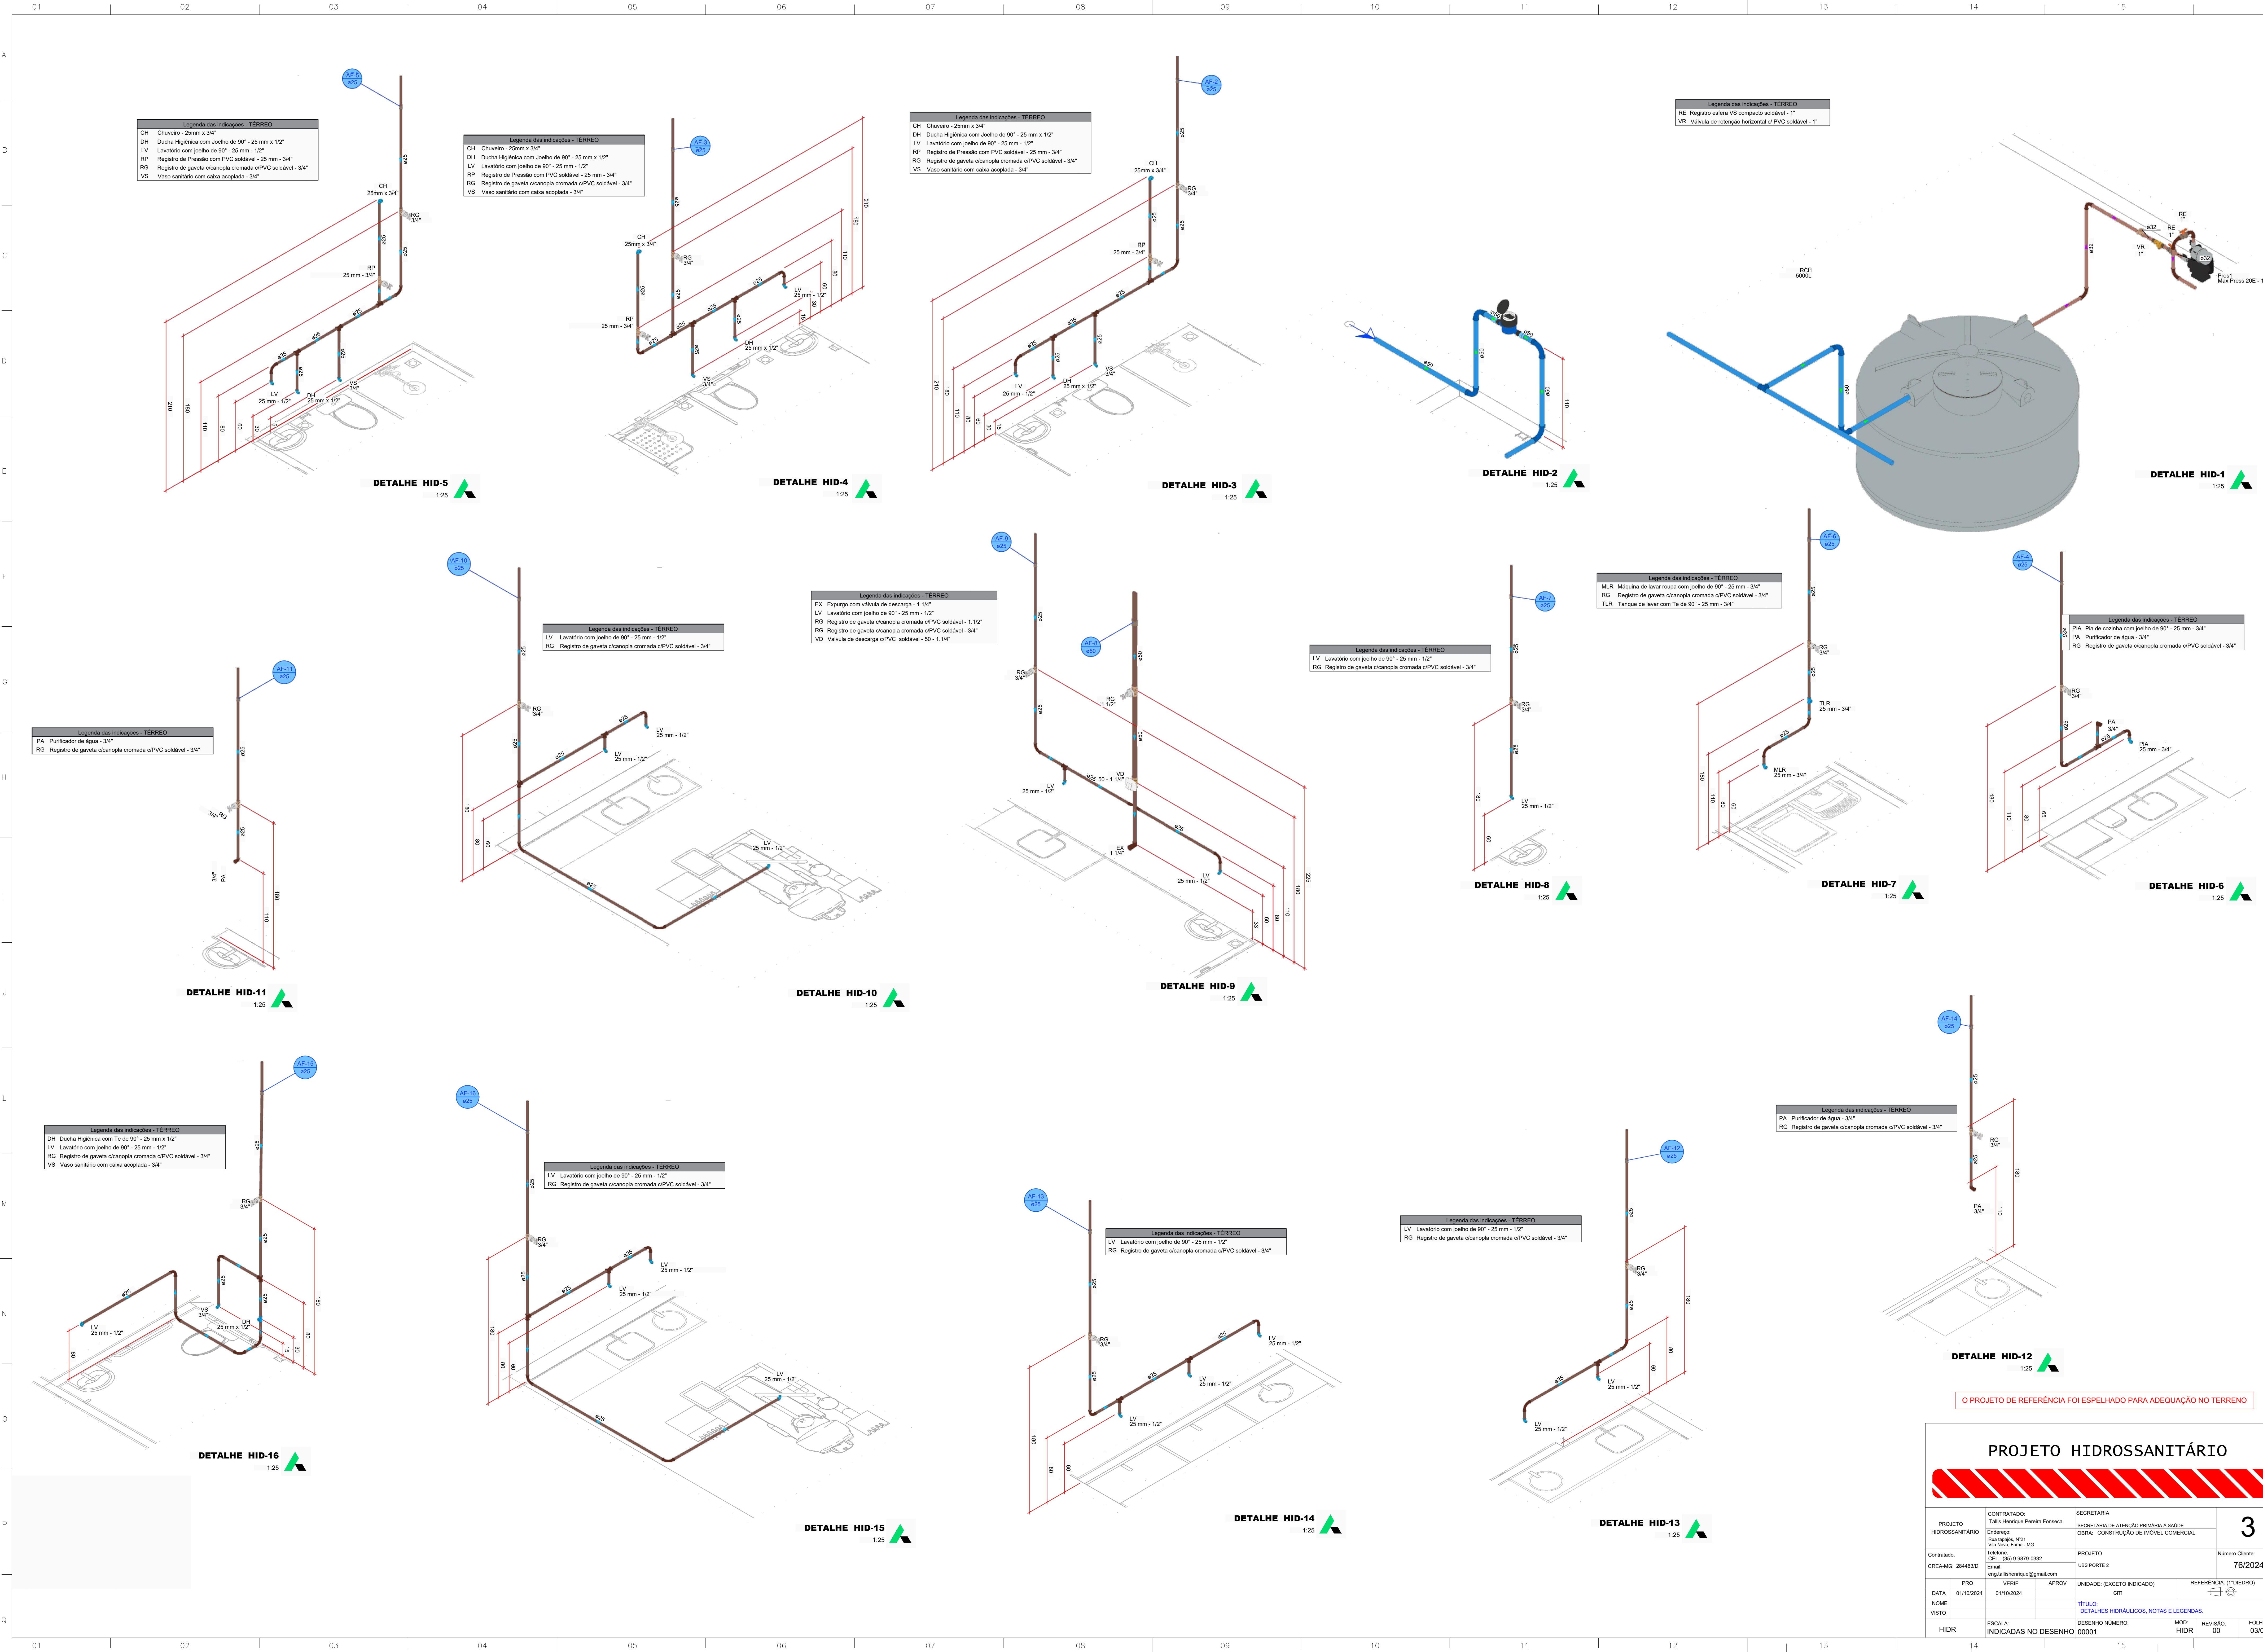


O PROJETO DE REFERÊNCIA FOI ESPELHADO PARA ADEQUAÇÃO NO TERRENO

PROJETO HIDROSSANITÁRIO				
PROJETO HIDROSSANITÁRIO		CONTRATADO: Talís Henrique Pereira Fonseca	SECRETARIA	
Endereço: Rua Inácio, 151 Vila Nova, Fama - MG		PROJETO LIMITE PORTO 2	SECRETARIA DE ATENÇÃO PRIMÁRIA À SAÚDE OBRA - CONSTRUÇÃO DE IMÓVEL COMERCIAL.	
Telefone: CEL: (51) 9.9879-0332		Número Cliente:		76/2024
CRIAÇÃO: 28/04/2024		E-mail: eng.talishenrique@gmail.com		
PRO	VERIF	APROV	UNIDADE: (EXCETO INDICADO)	REFERÊNCIA: (1º DIEDRO)
DATA	01/10/2024	01/10/2024	GTI	
NOME	TÍTULO: DETALHES HIDRÁULICOS, NOTAS E LEGENDAS			
VISTO				
HIDR	ESCALA: INDICADAS NO DESENHO	DESENHO NÚMERO 00001	MÓD: HIDR	FOLHA: 00

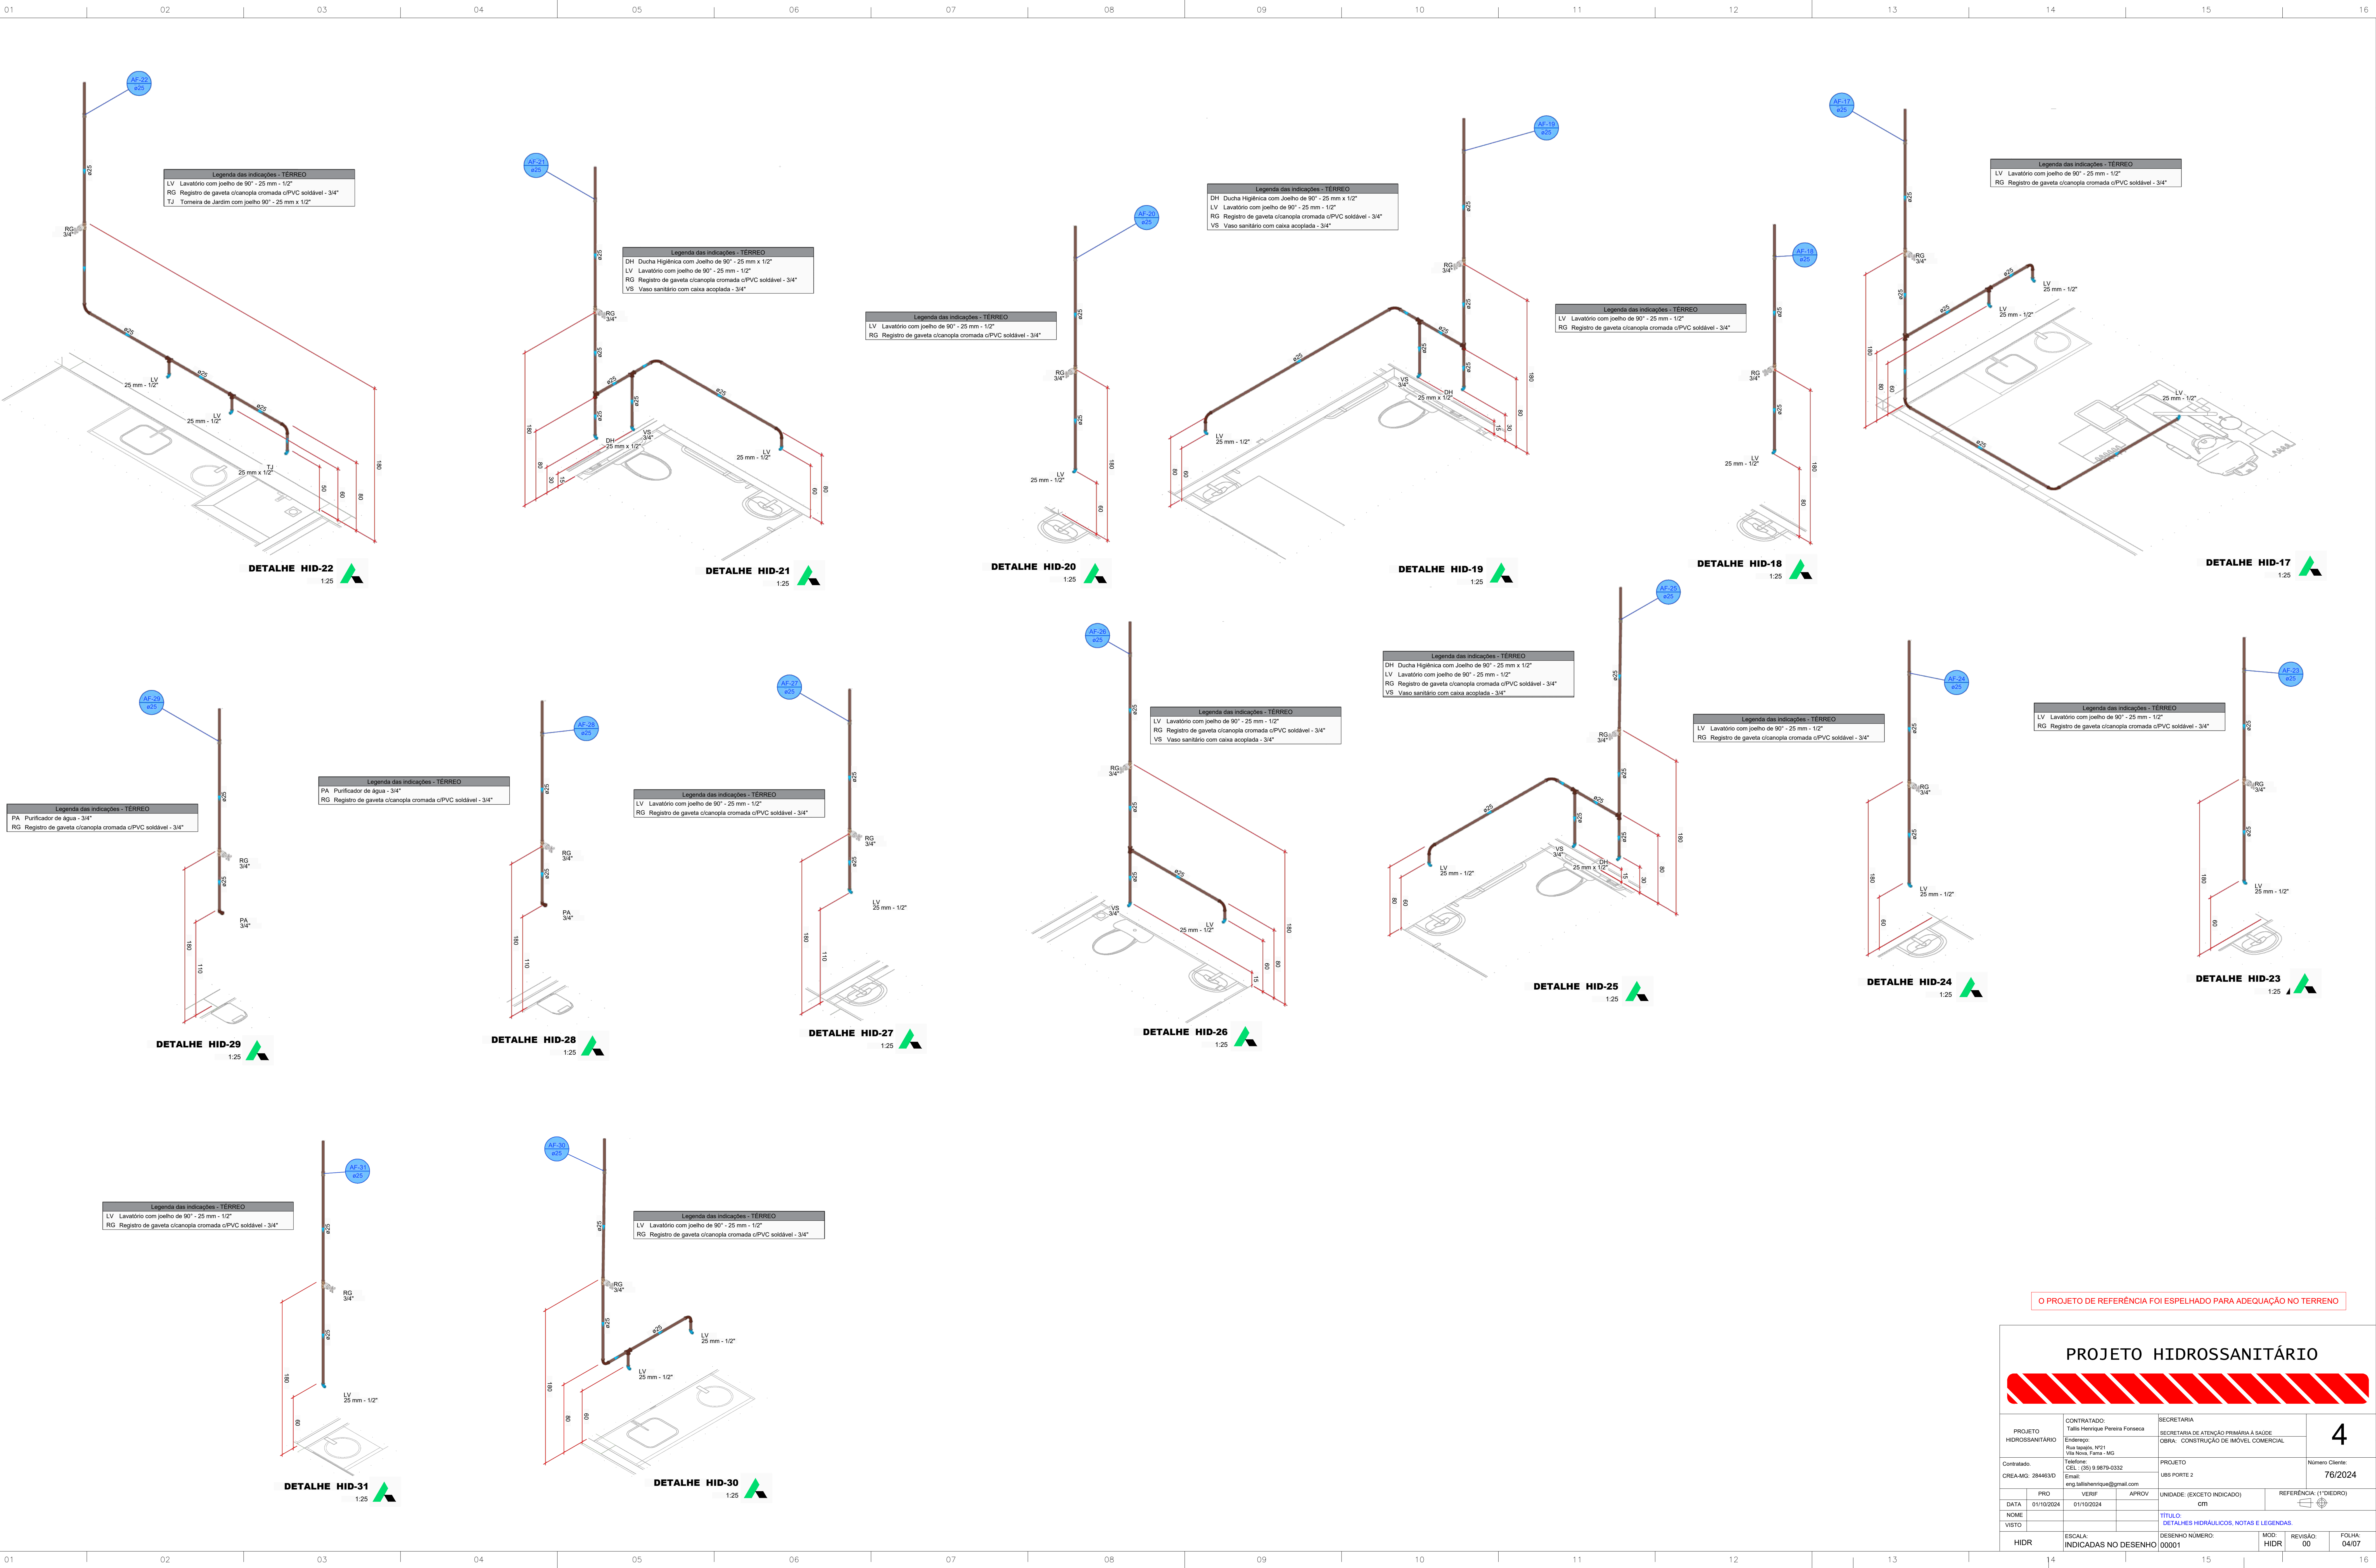


O PROJETO DE REFERÊNCIA FOI ESPELHADO PARA ADEQUAÇÃO NO TERRENO


PROJETO HIDROSSANITÁRIO					
PROJETO HIDROSSANITÁRIO		CONTRATADO: Tábata Henrique Pereira Fonseca	SECRETARIA: SECRETARIA DE ATENÇÃO PRIMÁRIA À SAÚDE	4	
Endereço: Rua Inácio, 151 - Vila Nova, Fama - MG		OBRA: CONSTRUÇÃO DE IMÓVEL COMERCIAL			
Telefone: (35) 9.9874-0332		PROJETO: LUIS FORTI 2		Número Cliente: 76/2024	
Email: eng.talishenrique@gmail.com					
CREAMG: 284463/0	PRO: 01/10/2024	VERIF: 01/10/2024	APROV: 01/10/2024	UNIDADE: (EXCETO INDICADO)	REFERÊNCIA: (1º DIEDRO)
DATA: 01/10/2024	NGM: 01/10/2024	ESCALA: 1:25	DESENHO NÚMERO: 00001	MOD: 00	REVISÃO: 00
VISTO: 01/10/2024	INDICADAS NO DESENHO	INDICADAS NO DESENHO	INDICADAS NO DESENHO	INDICADAS NO DESENHO	INDICADAS NO DESENHO
HIDR		INDICADAS NO DESENHO		FOLHA: 04/07	

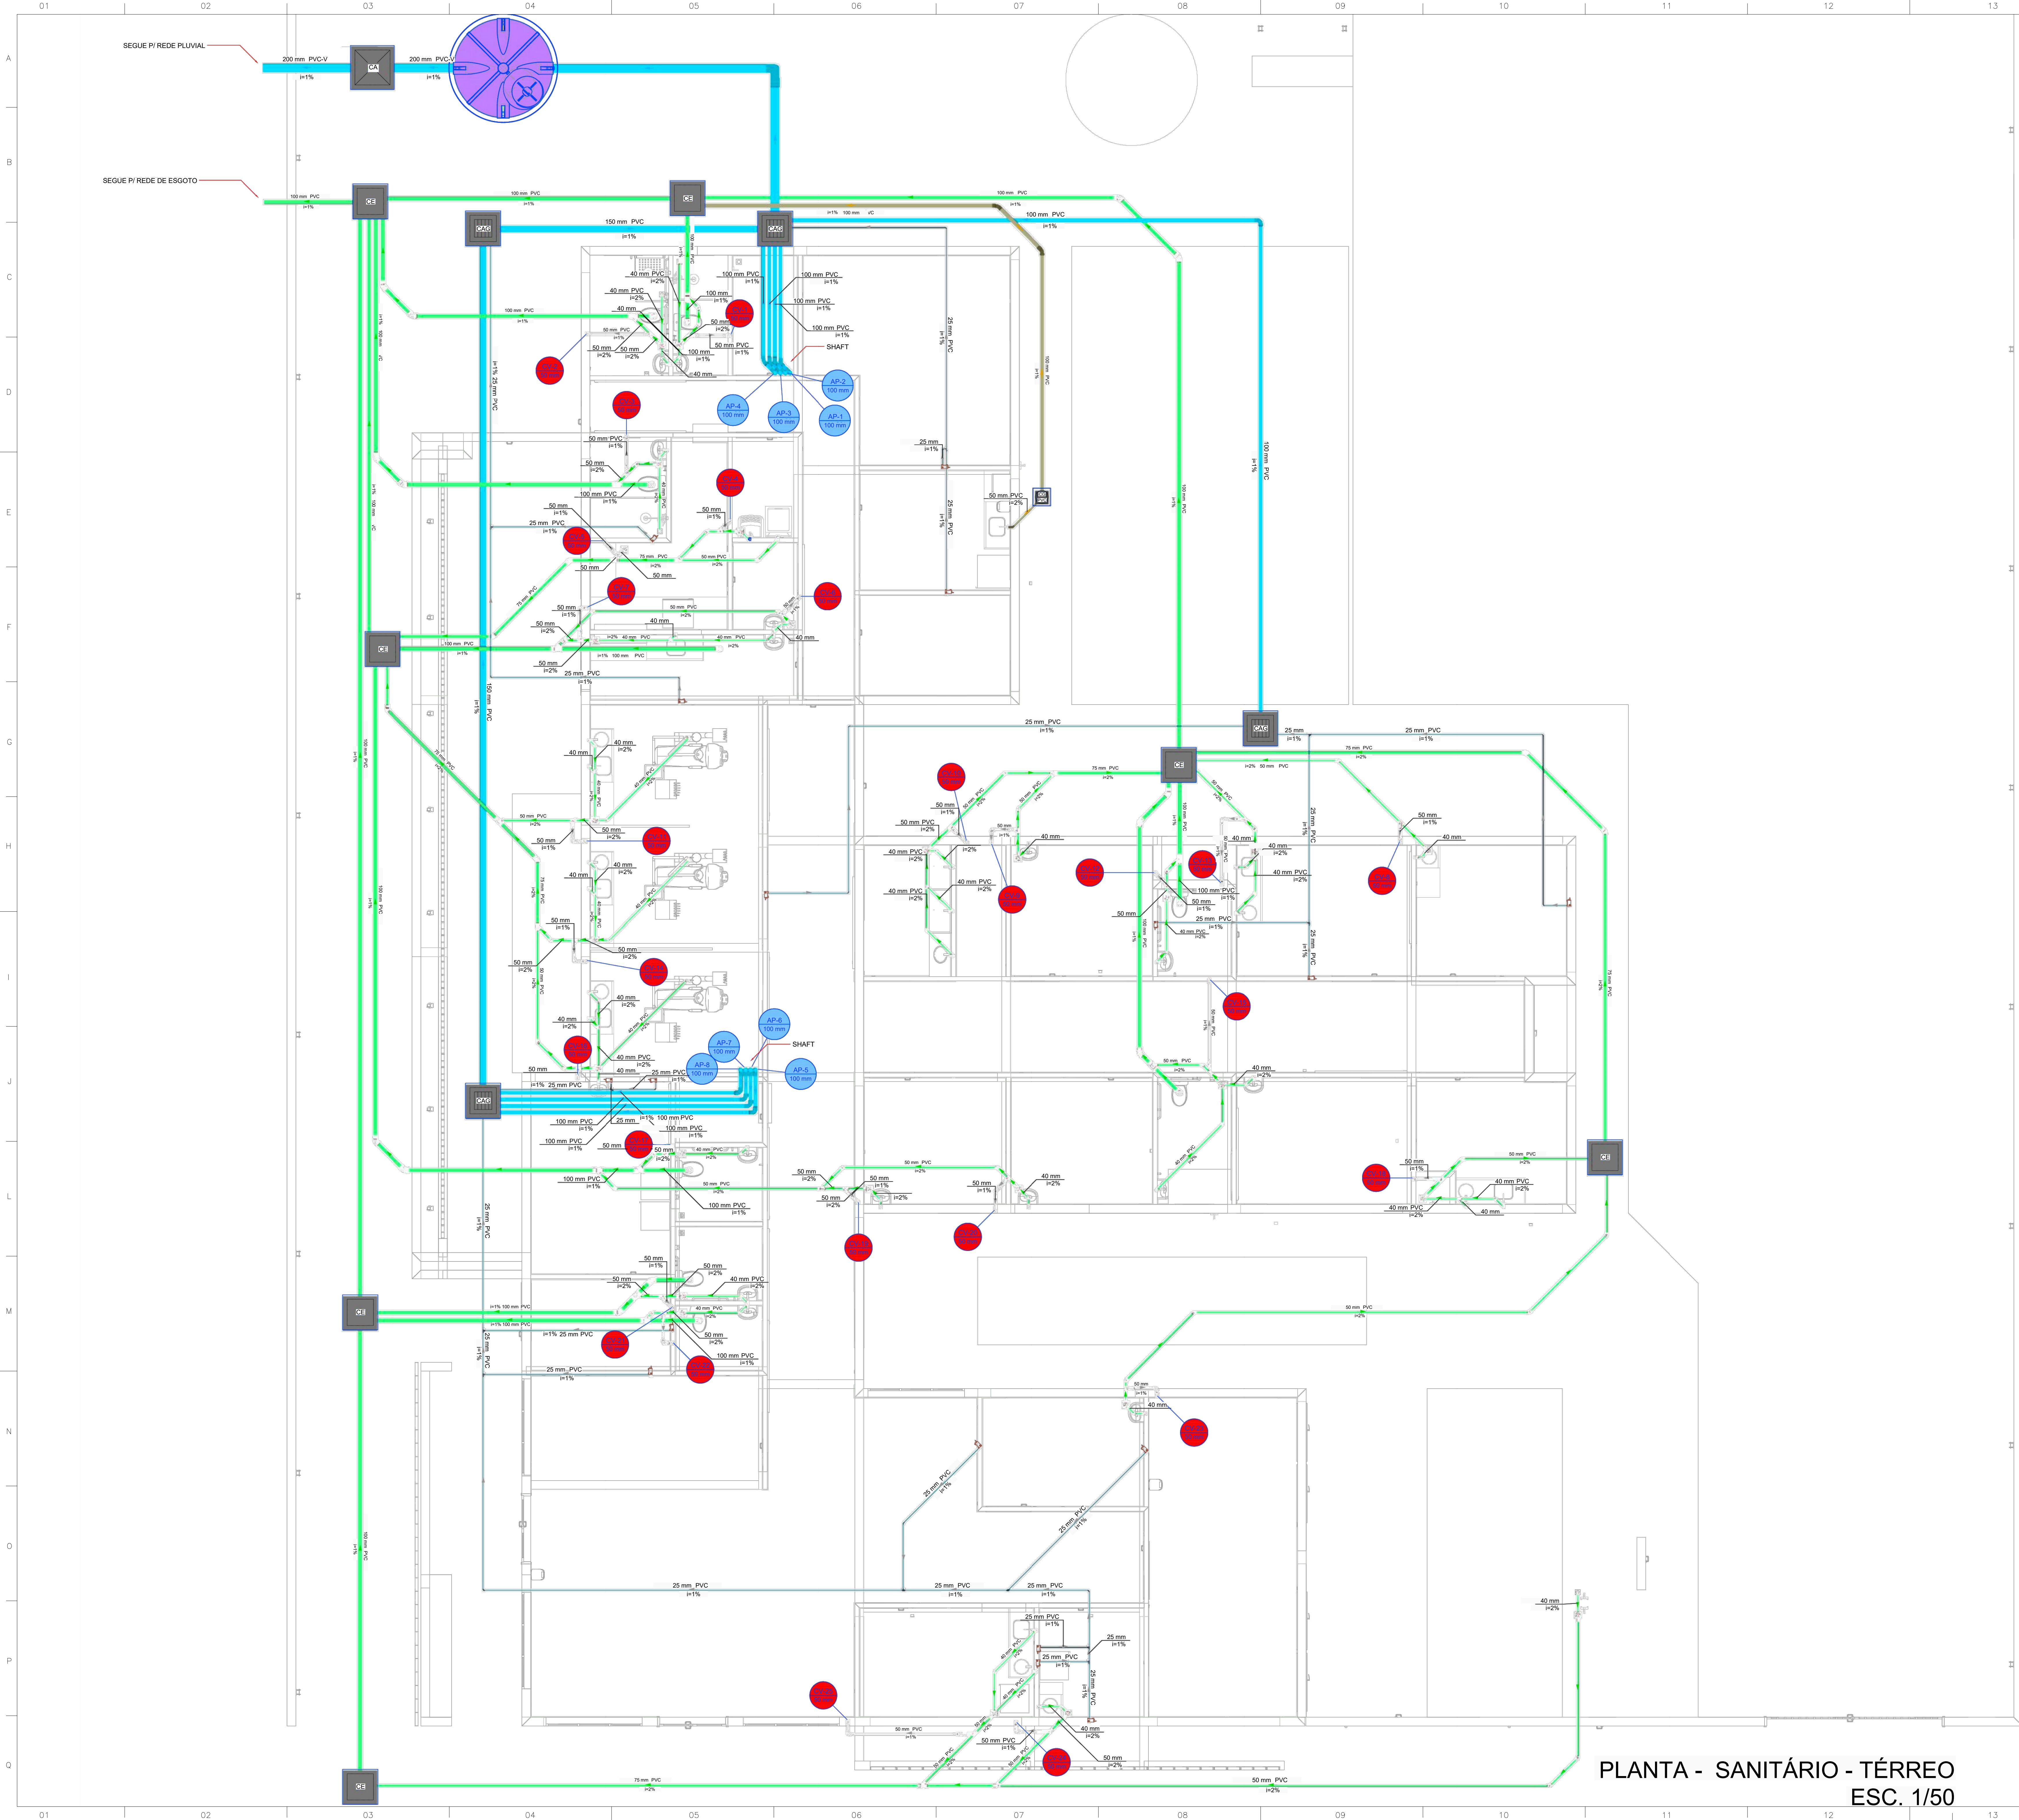

Legenda de condutas - TÉRREO	
	Esgoto
	Esgoto (Gordura)
	Pluvial
	Pluvial (Drenos - Ar Condicionado)
	Ventilação

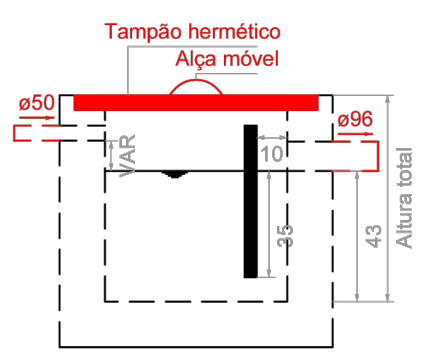

Caixa de gordura - TÉRREO
Corte 1 - ESC. 1:25

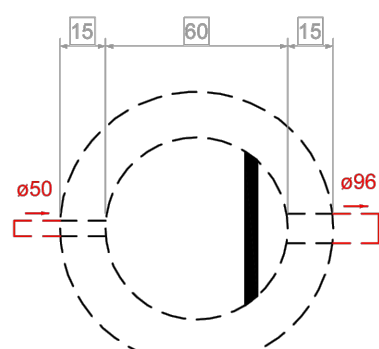



Caixa de gordura - TÉRREO
Planta baixa - ESC. 1:25

O PROJETO DE REFERÊNCIA FOI ESPELHADO PARA ADEQUAÇÃO NO TERRENO


PROJETO HIDROSSANITÁRIO					
PROJETO HIDROSSANITÁRIO		CONTRATADO: Talis Henrique Pereira Fonseca Endereço: Rua Apollônio, Nº21 Pra. Nova Faria - MG Telefone: CEL: (35) 3.9878-0332 Email: eng.talishenrique@gmail.com	SECRETARIA SECRETARIA DE ATENÇÃO PRIMÁRIA À SAÚDE OBRA: CONSTRUÇÃO DE MÓVEL COMERCIAL		5
Contratado: CREA-MG: 284463/D			PROJETO UBS PORTE 2	Número Cliente: 76/2024	
DATA 01/10/2024	PROJ 01/10/2024	VERIF 01/10/2024	APROV	UNIDADE: (EXCETO INDICADO) cm	REFERÊNCIA (1° DEGRU) 
NOME			TÍTULO: PLANTA SANITÁRIO TÉRREO, NOTAS, LEGENDAS.		
VISTO			DESENHO NÚMERO: 00001	MÓD HIDR	REVISÃO 00
HIDR	ESCALA: INDICADAS NO DESENHO		FOLHA: 05/07		
14		15		16	

PLANTA - SANITÁRIO - TÉRREO
ESC. 1/50

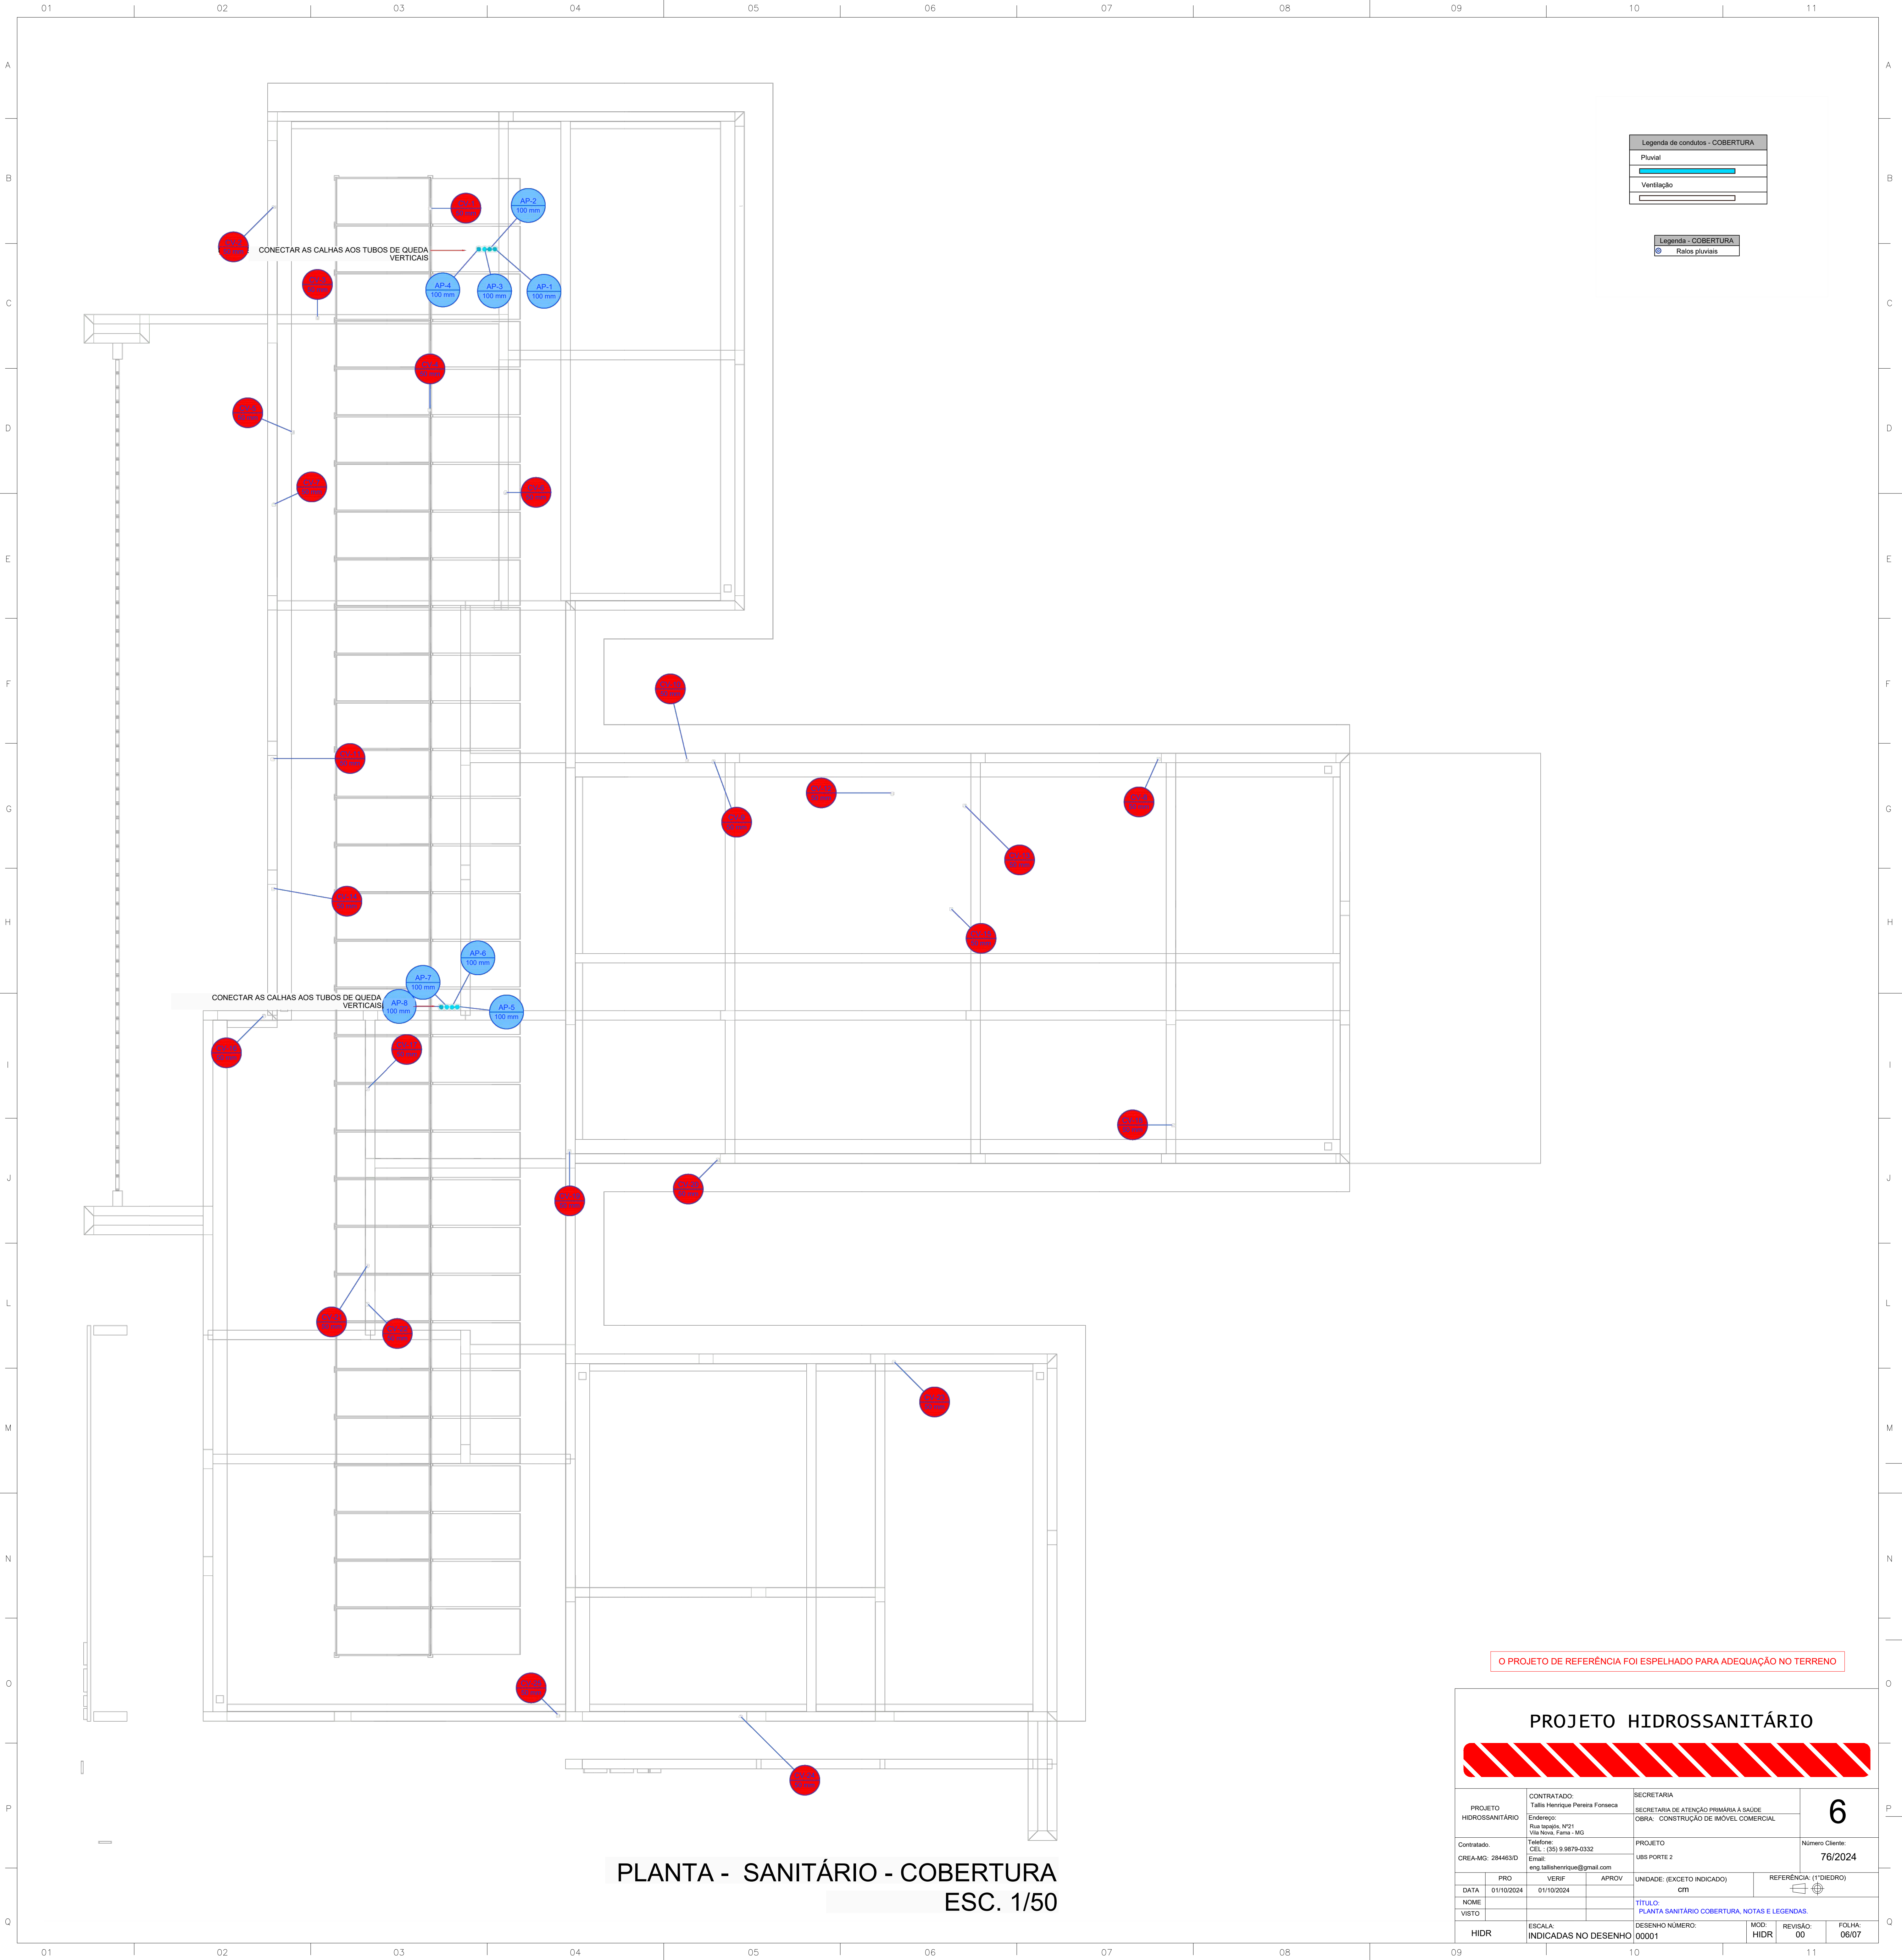


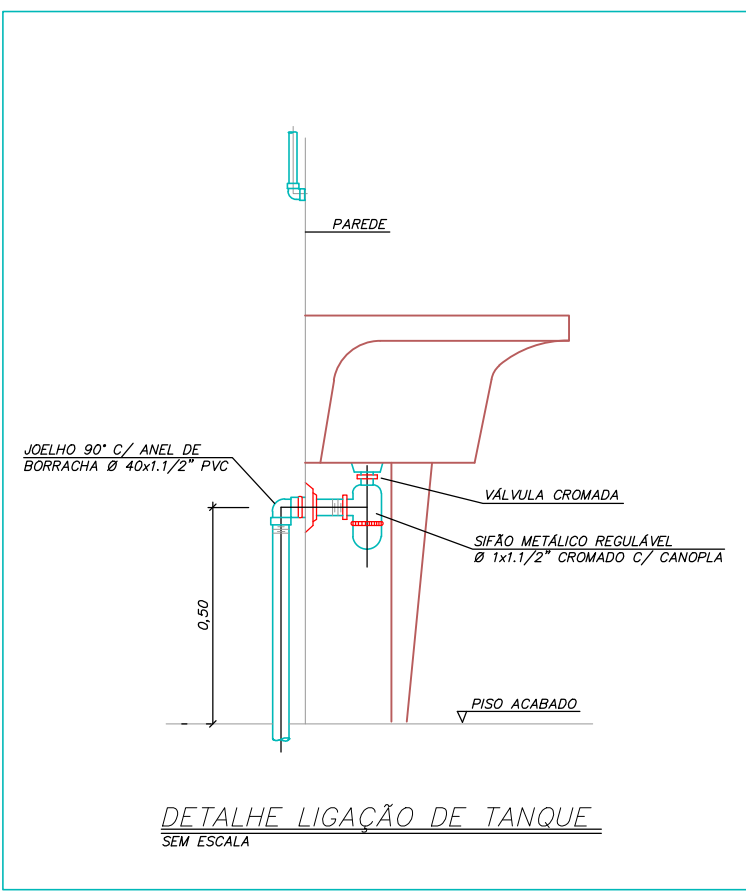


DETALHE LIGAÇÃO DE TANQUE
SEM ESCALA

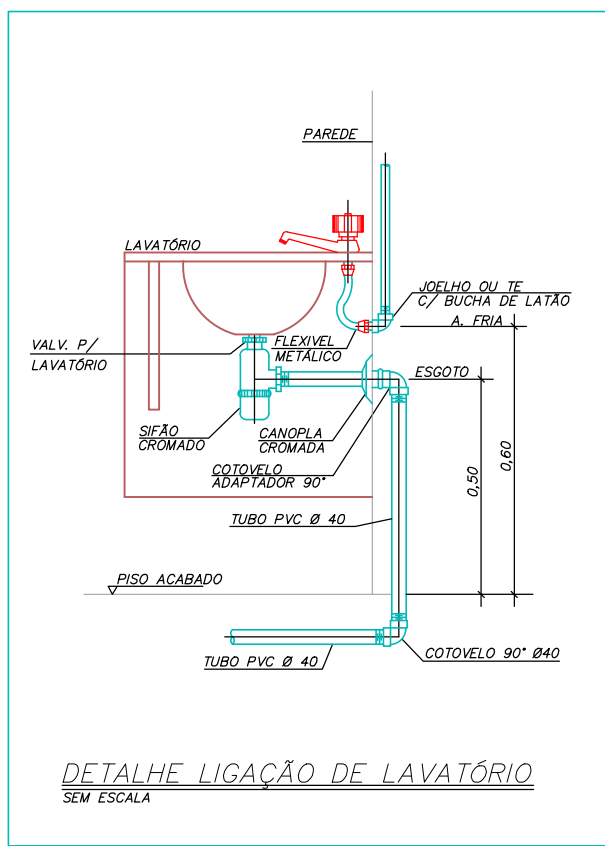


DETALHE LIGAÇÃO DE LAVATÓRIO
SEM ESCALA

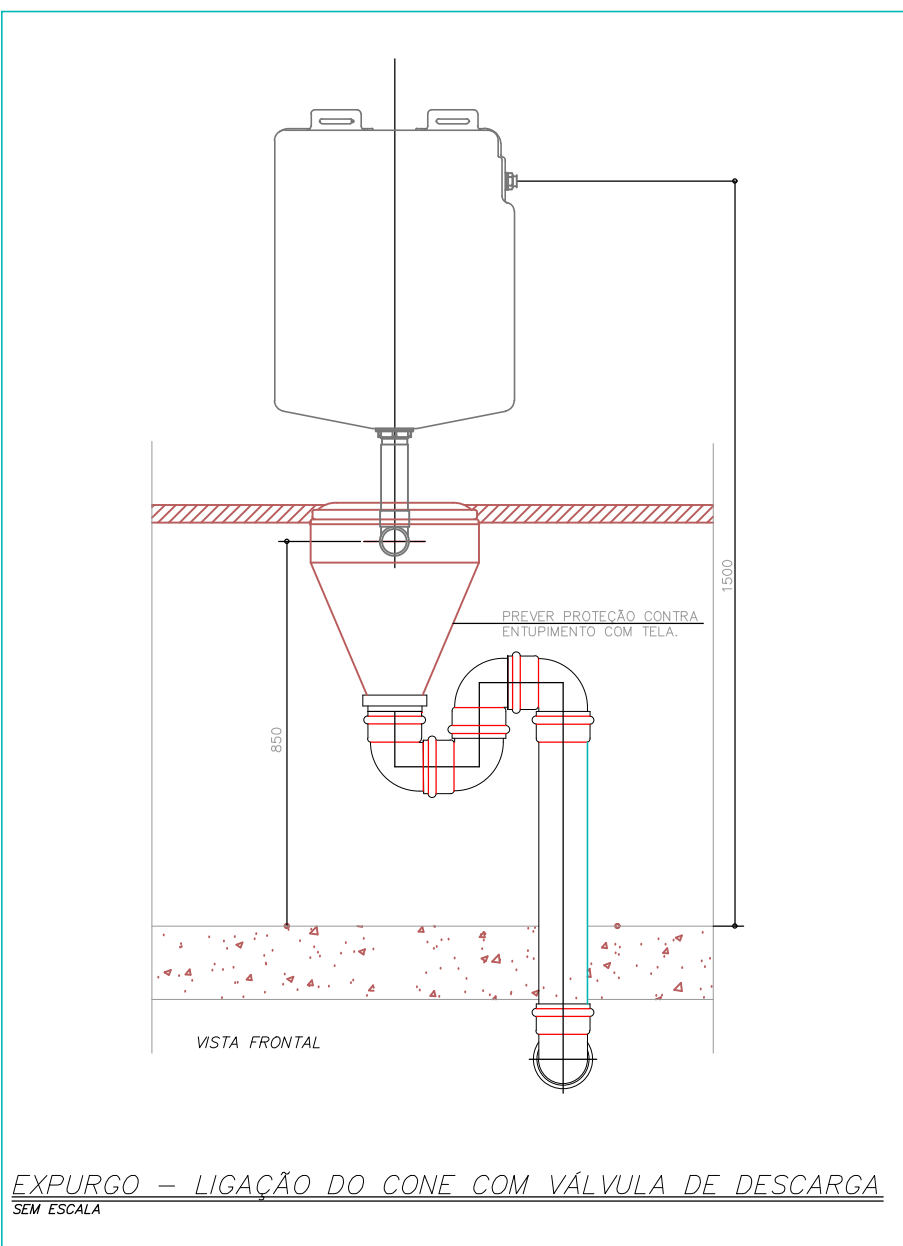


EXPURGO - LIGAÇÃO DO CONE COM VÁLVULA DE DESCARGA
SEM ESCALA

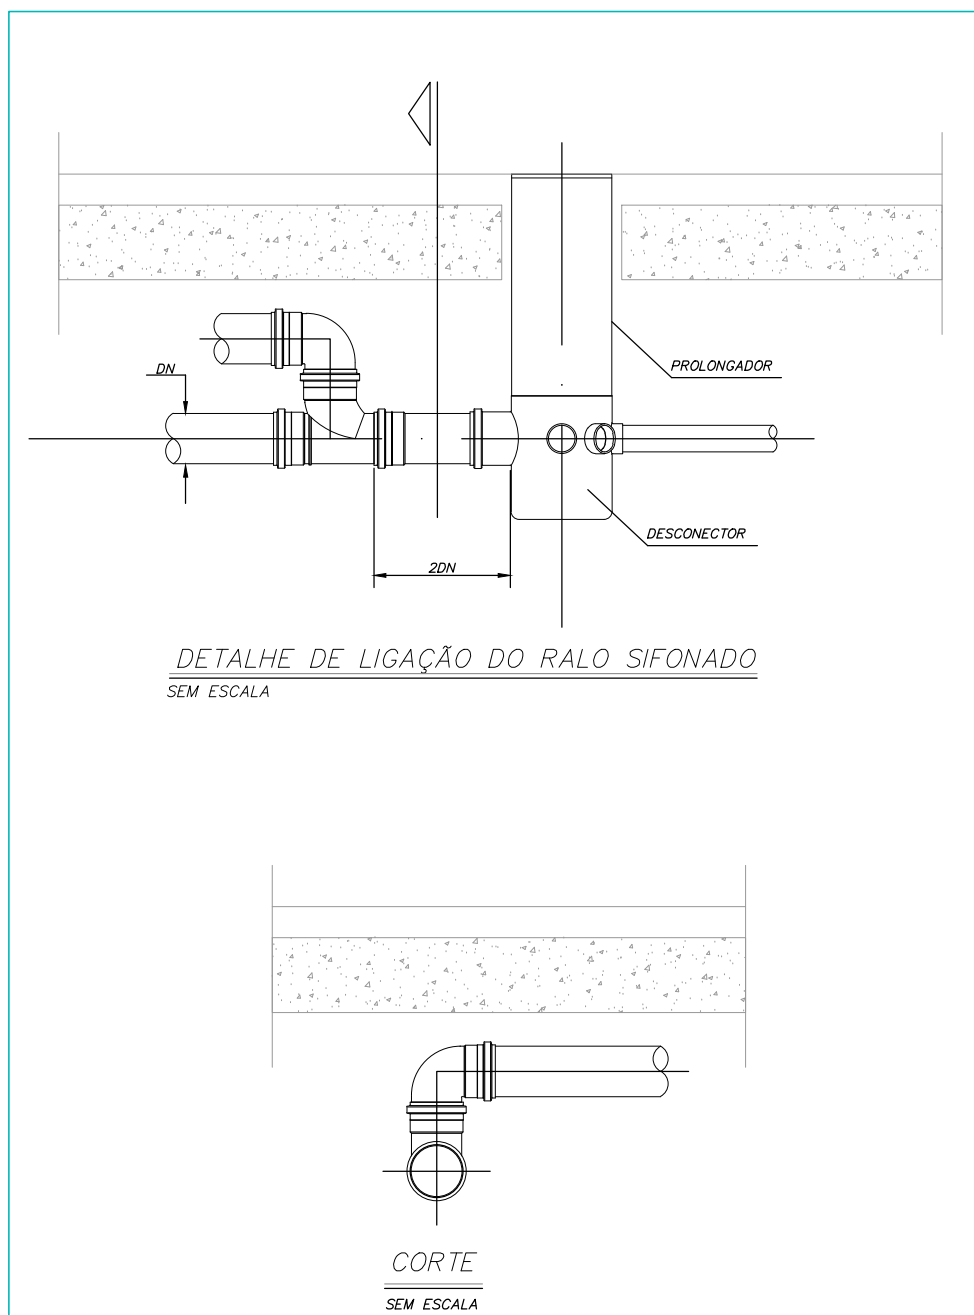


DETALHE DE LIGAÇÃO DO RALO SIFONADO
SEM ESCALA

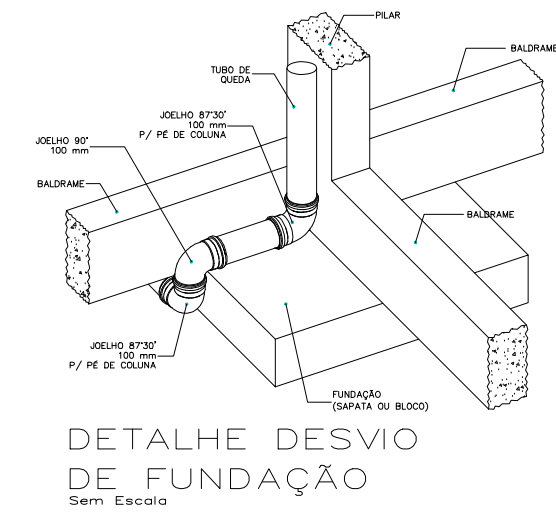


DETALHE DESVIO
DE FUNDAÇÃO
Sem Escala

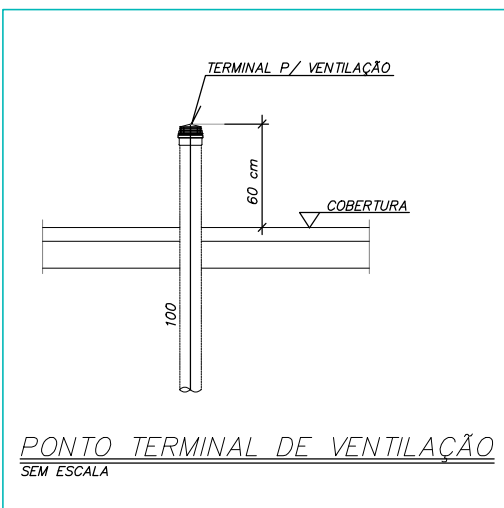


PONTO TERMINAL DE VENTILAÇÃO
SEM ESCALA

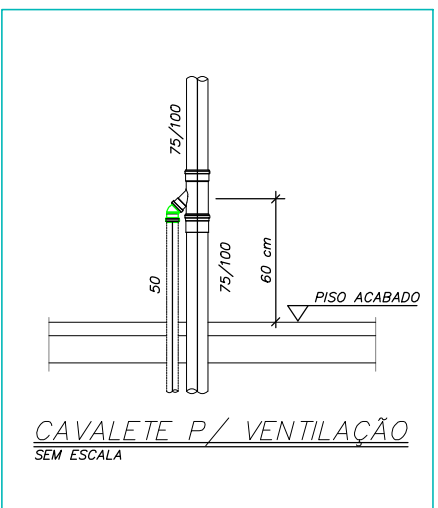


CAVALETE P/ VENTILAÇÃO
SEM ESCALA

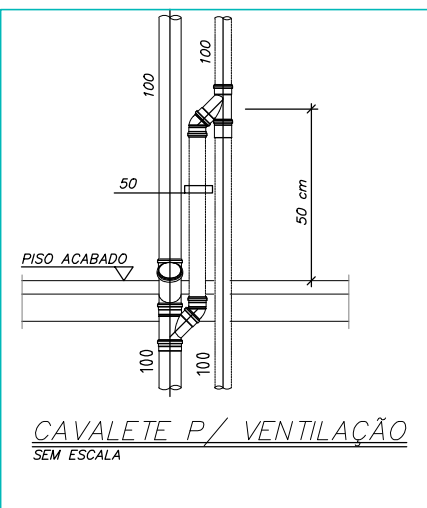


CAVALETE P/ VENTILAÇÃO
SEM ESCALA

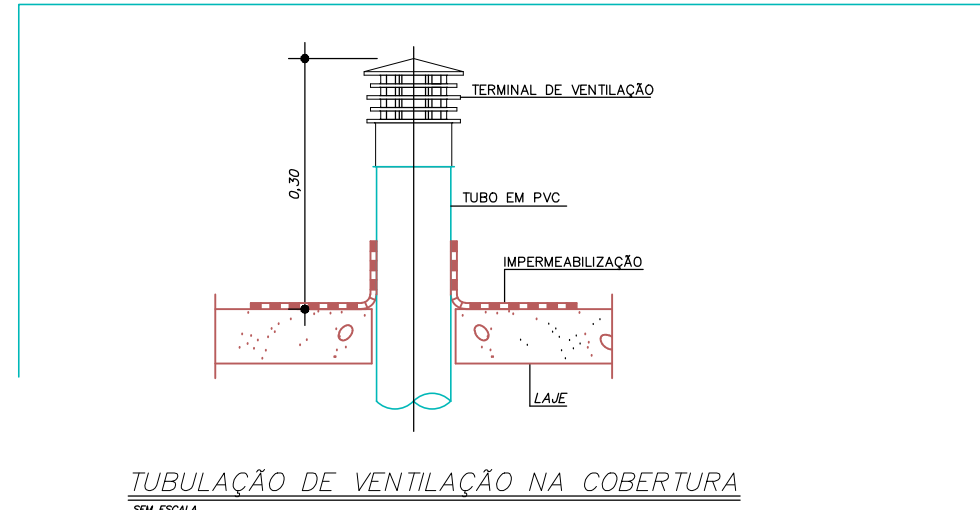


TUBULAÇÃO DE VENTILAÇÃO NA COBERTURA
SEM ESCALA

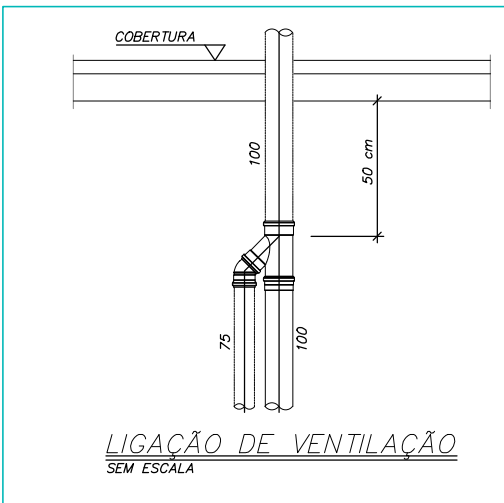


LIGAÇÃO DE VENTILAÇÃO
SEM ESCALA

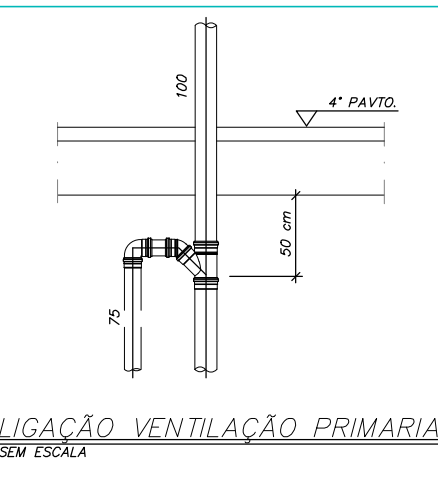


LIGAÇÃO VENTILAÇÃO PRIMÁRIA
SEM ESCALA

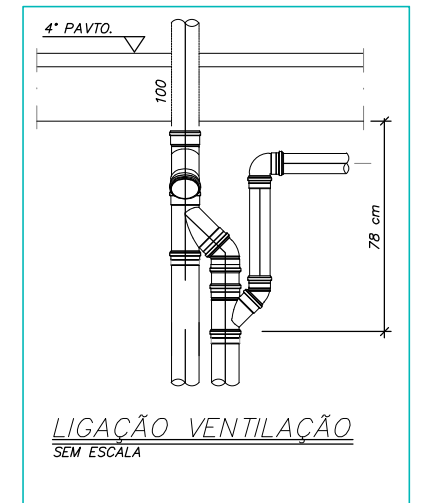


LIGAÇÃO VENTILAÇÃO
SEM ESCALA

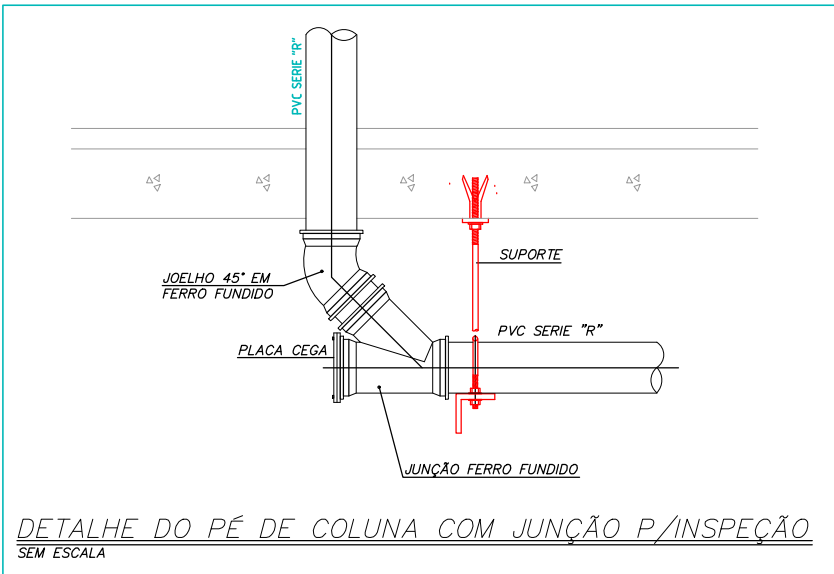


DETALHE DO PÉ DE COLUNA COM JUNÇÃO P/INSPEÇÃO
SEM ESCALA

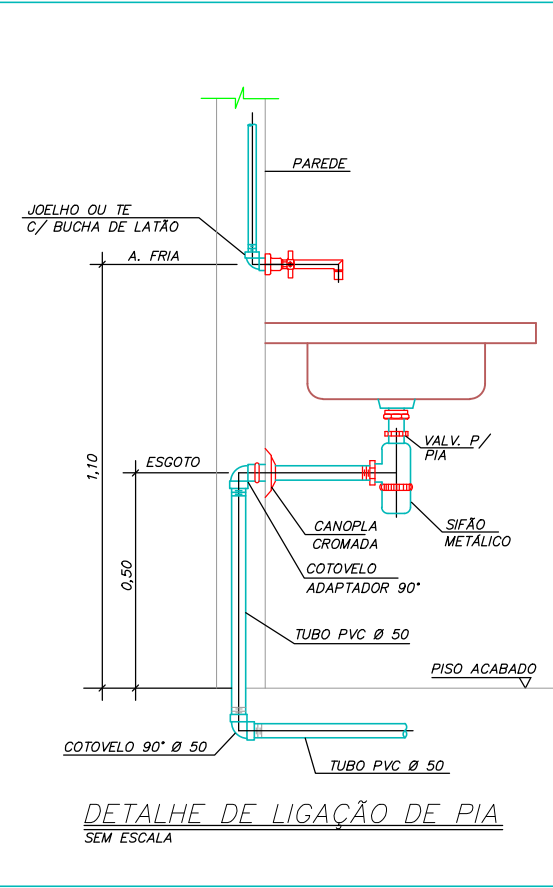


DETALHE DE LIGAÇÃO DE PIA
SEM ESCALA

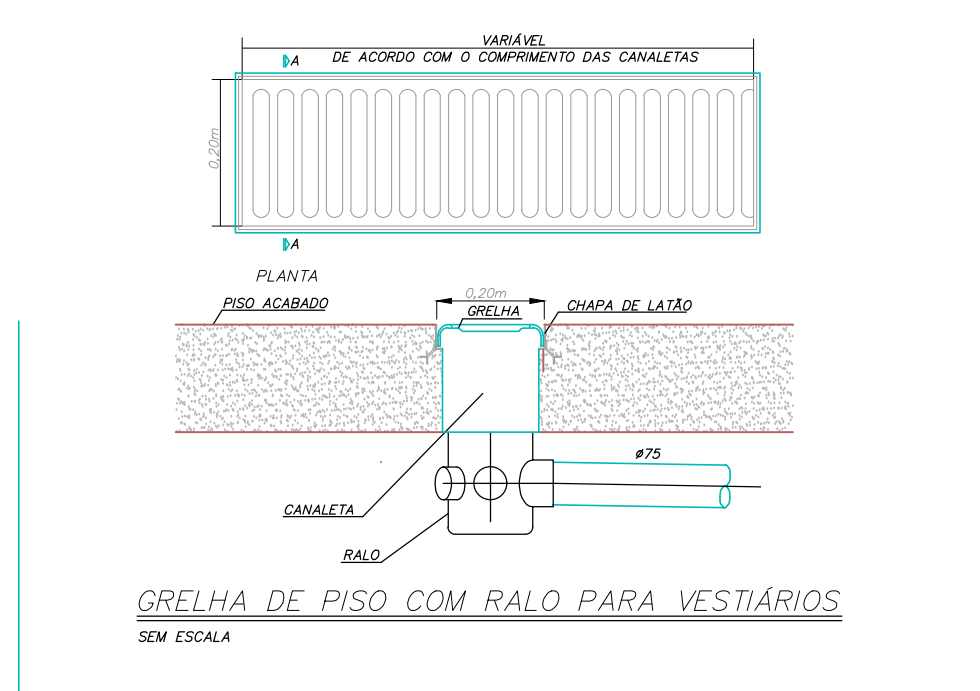


GRELHA DE PISO COM RALO PARA VESTIÁRIOS
SEM ESCALA

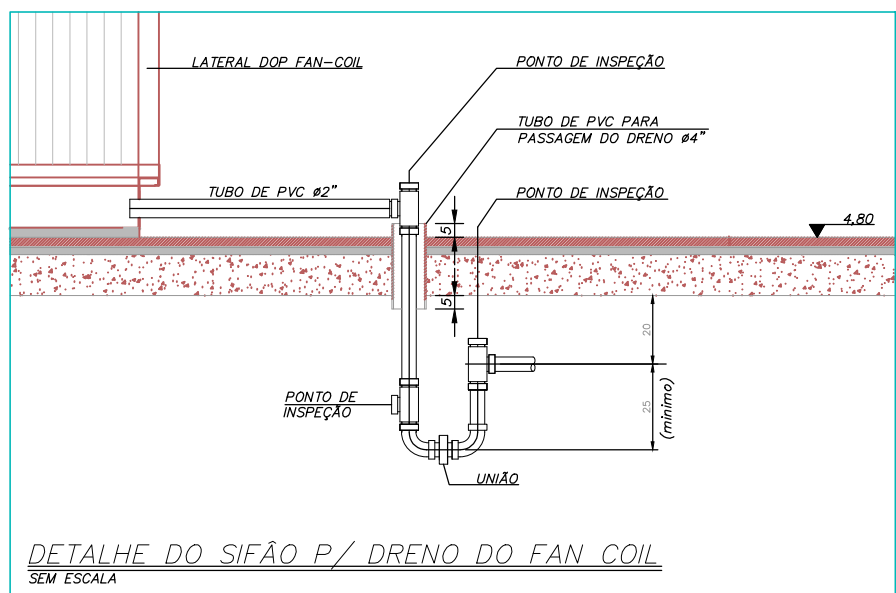


DETALHE DO SIFÃO P/ DRENO DO FAN COIL
SEM ESCALA

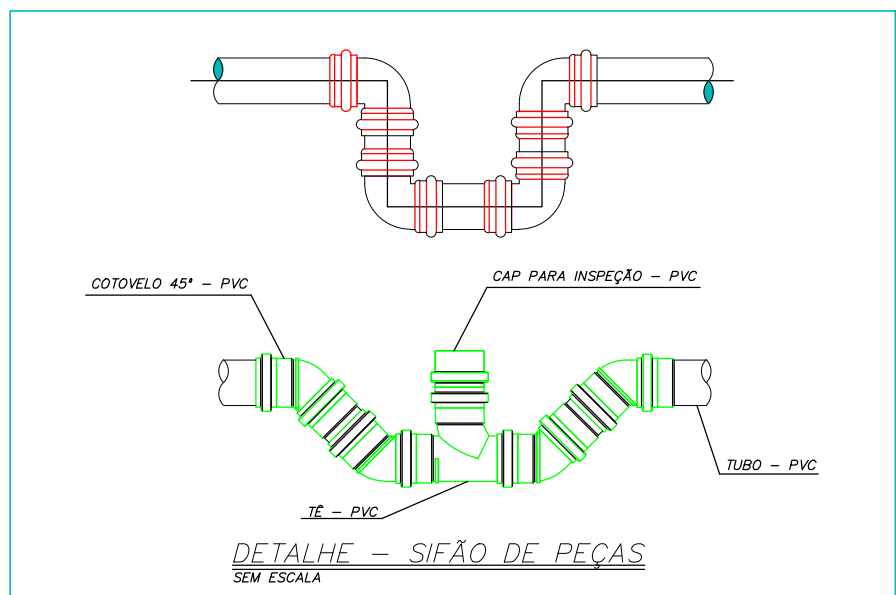


DETALHE - SIFÃO DE PEÇAS
SEM ESCALA

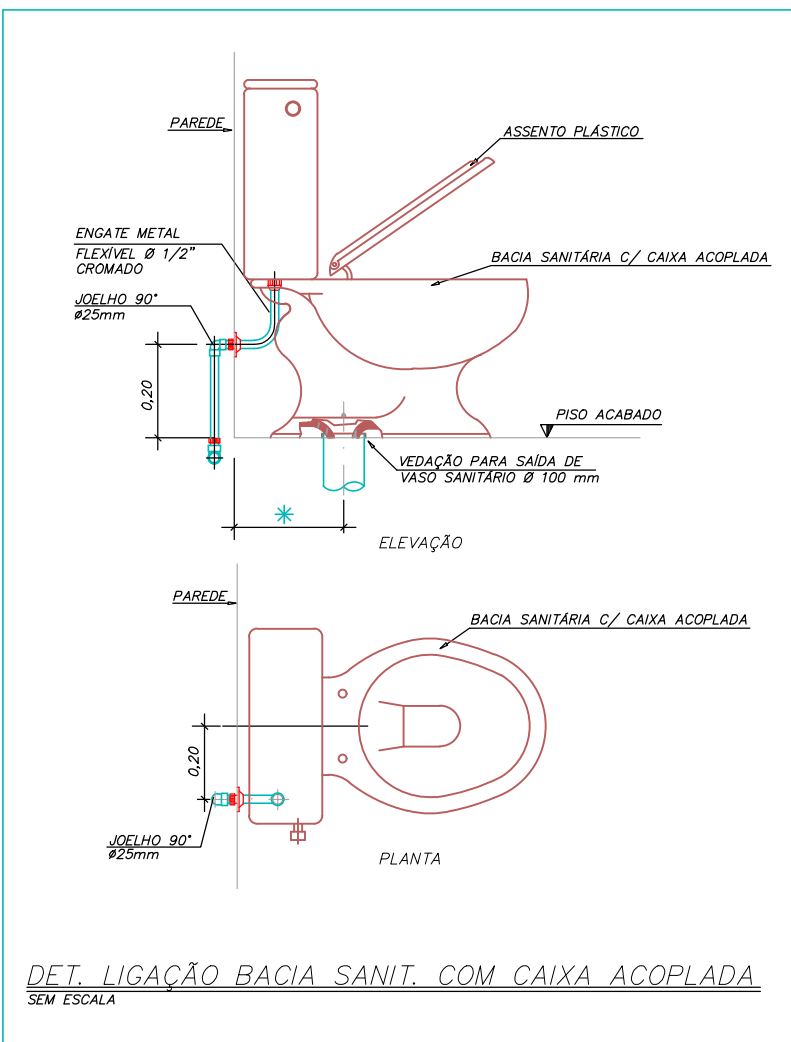

DET. LIGAÇÃO BACIA SANIT. COM CAIXA ACOPLADA
SEM ESCALA

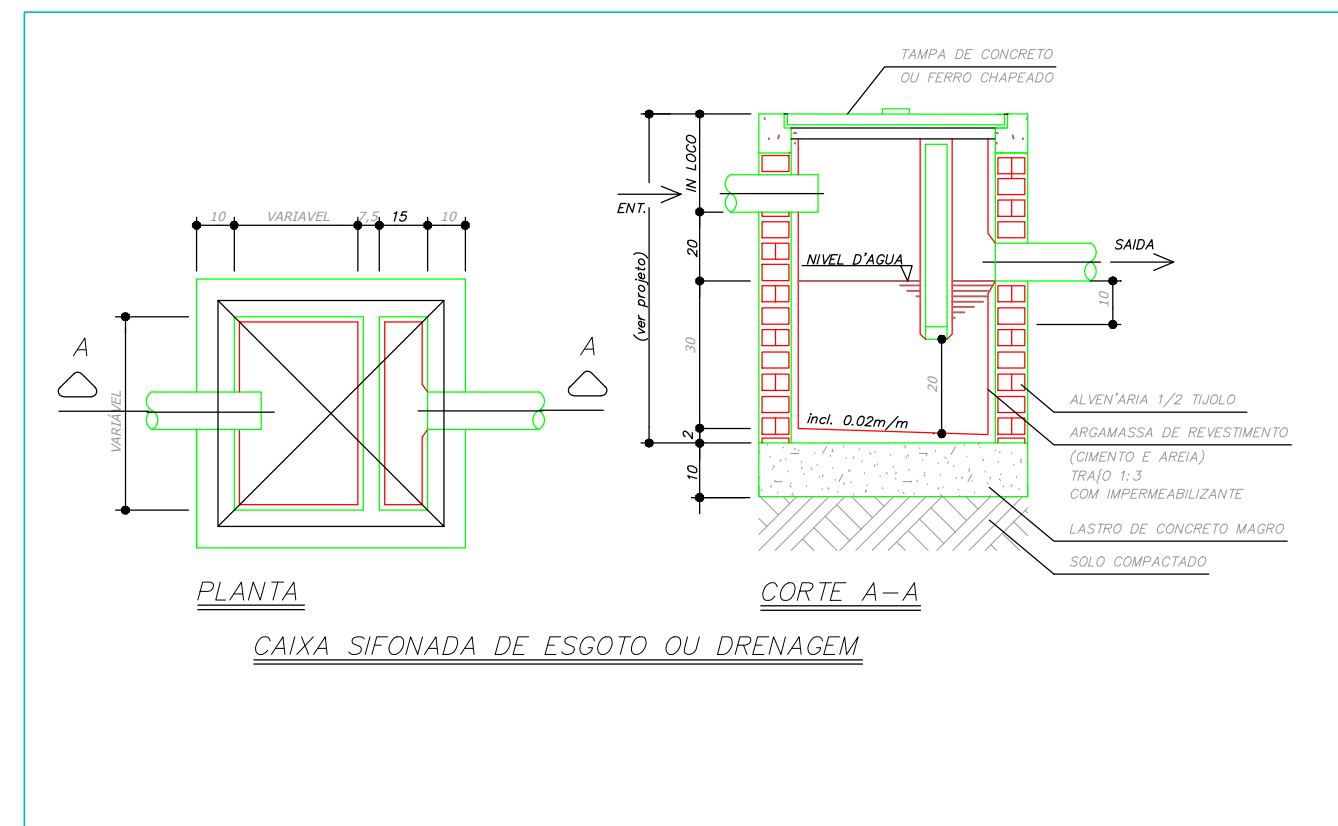


PLANTA
CAIXA SIFONADA DE ESGOTO OU DRENAGEM

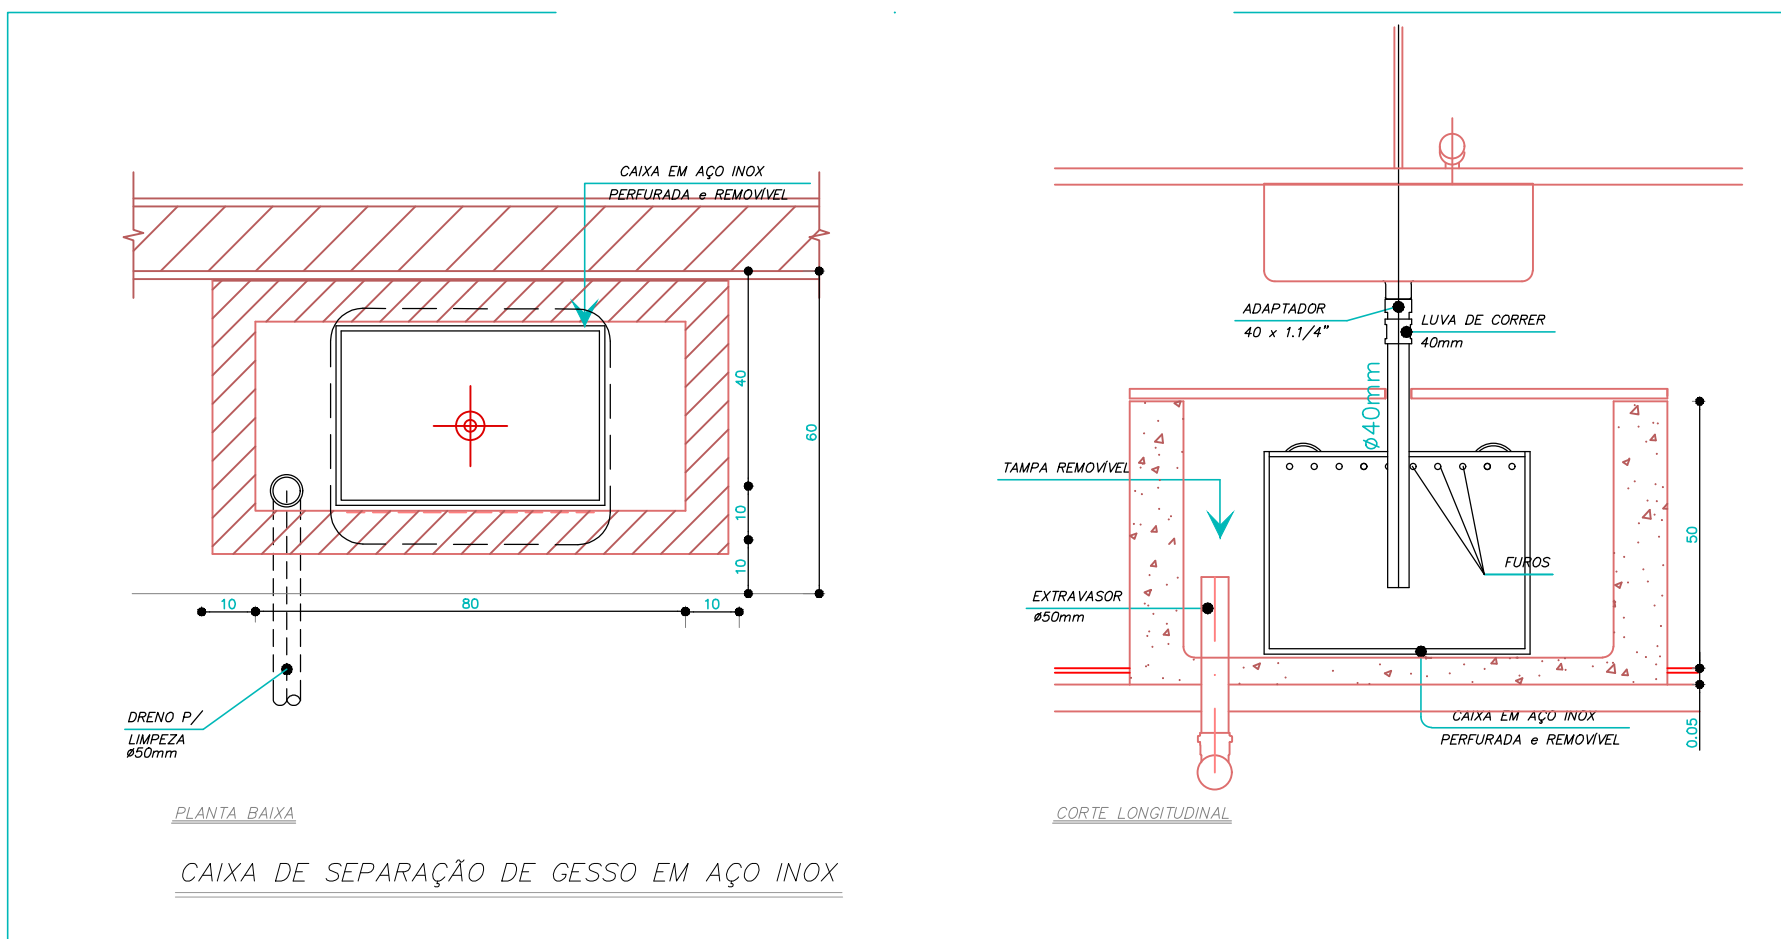



PLANTA BAIXA
CAIXA DE SEPARAÇÃO DE GESSO EM AÇO INOX

PROJETO HIDROSSANITÁRIO					
PROJETO HIDROSSANITÁRIO			CLIENTE SECRETARIA DE ATENÇÃO PRIMÁRIA À SAÚDE		
CONTRATADO: Talis Henrique Pereira Fonseca			OBRA: CONSTRUÇÃO DE IMÓVEL COMERCIAL		
ENDEREÇO: Bairro Vila Nova, Faria - MG			NÚMERO CLIENTE: 76/2024		
TELEFONE: (35) 9.9879-0332			ENDEREÇO OBRA: UBS PORTE 2		
E-MAIL: eng.talishenrique@gmail.com			TÍTULO: DETALHES SANITÁRIOS, NOTAS E LEGENDAS		
PROJETO PROJ			UNIDADE (EXCETO INDICADO) CIN		
DATA 9/11/2024			REFERÊNCIA (1) (TUBO)		
NOME VISTO			MOD. HÍDR		
ESCALA: INDICADAS NO DESENHO			REVISÃO 00		
			FOLHA 07/07		

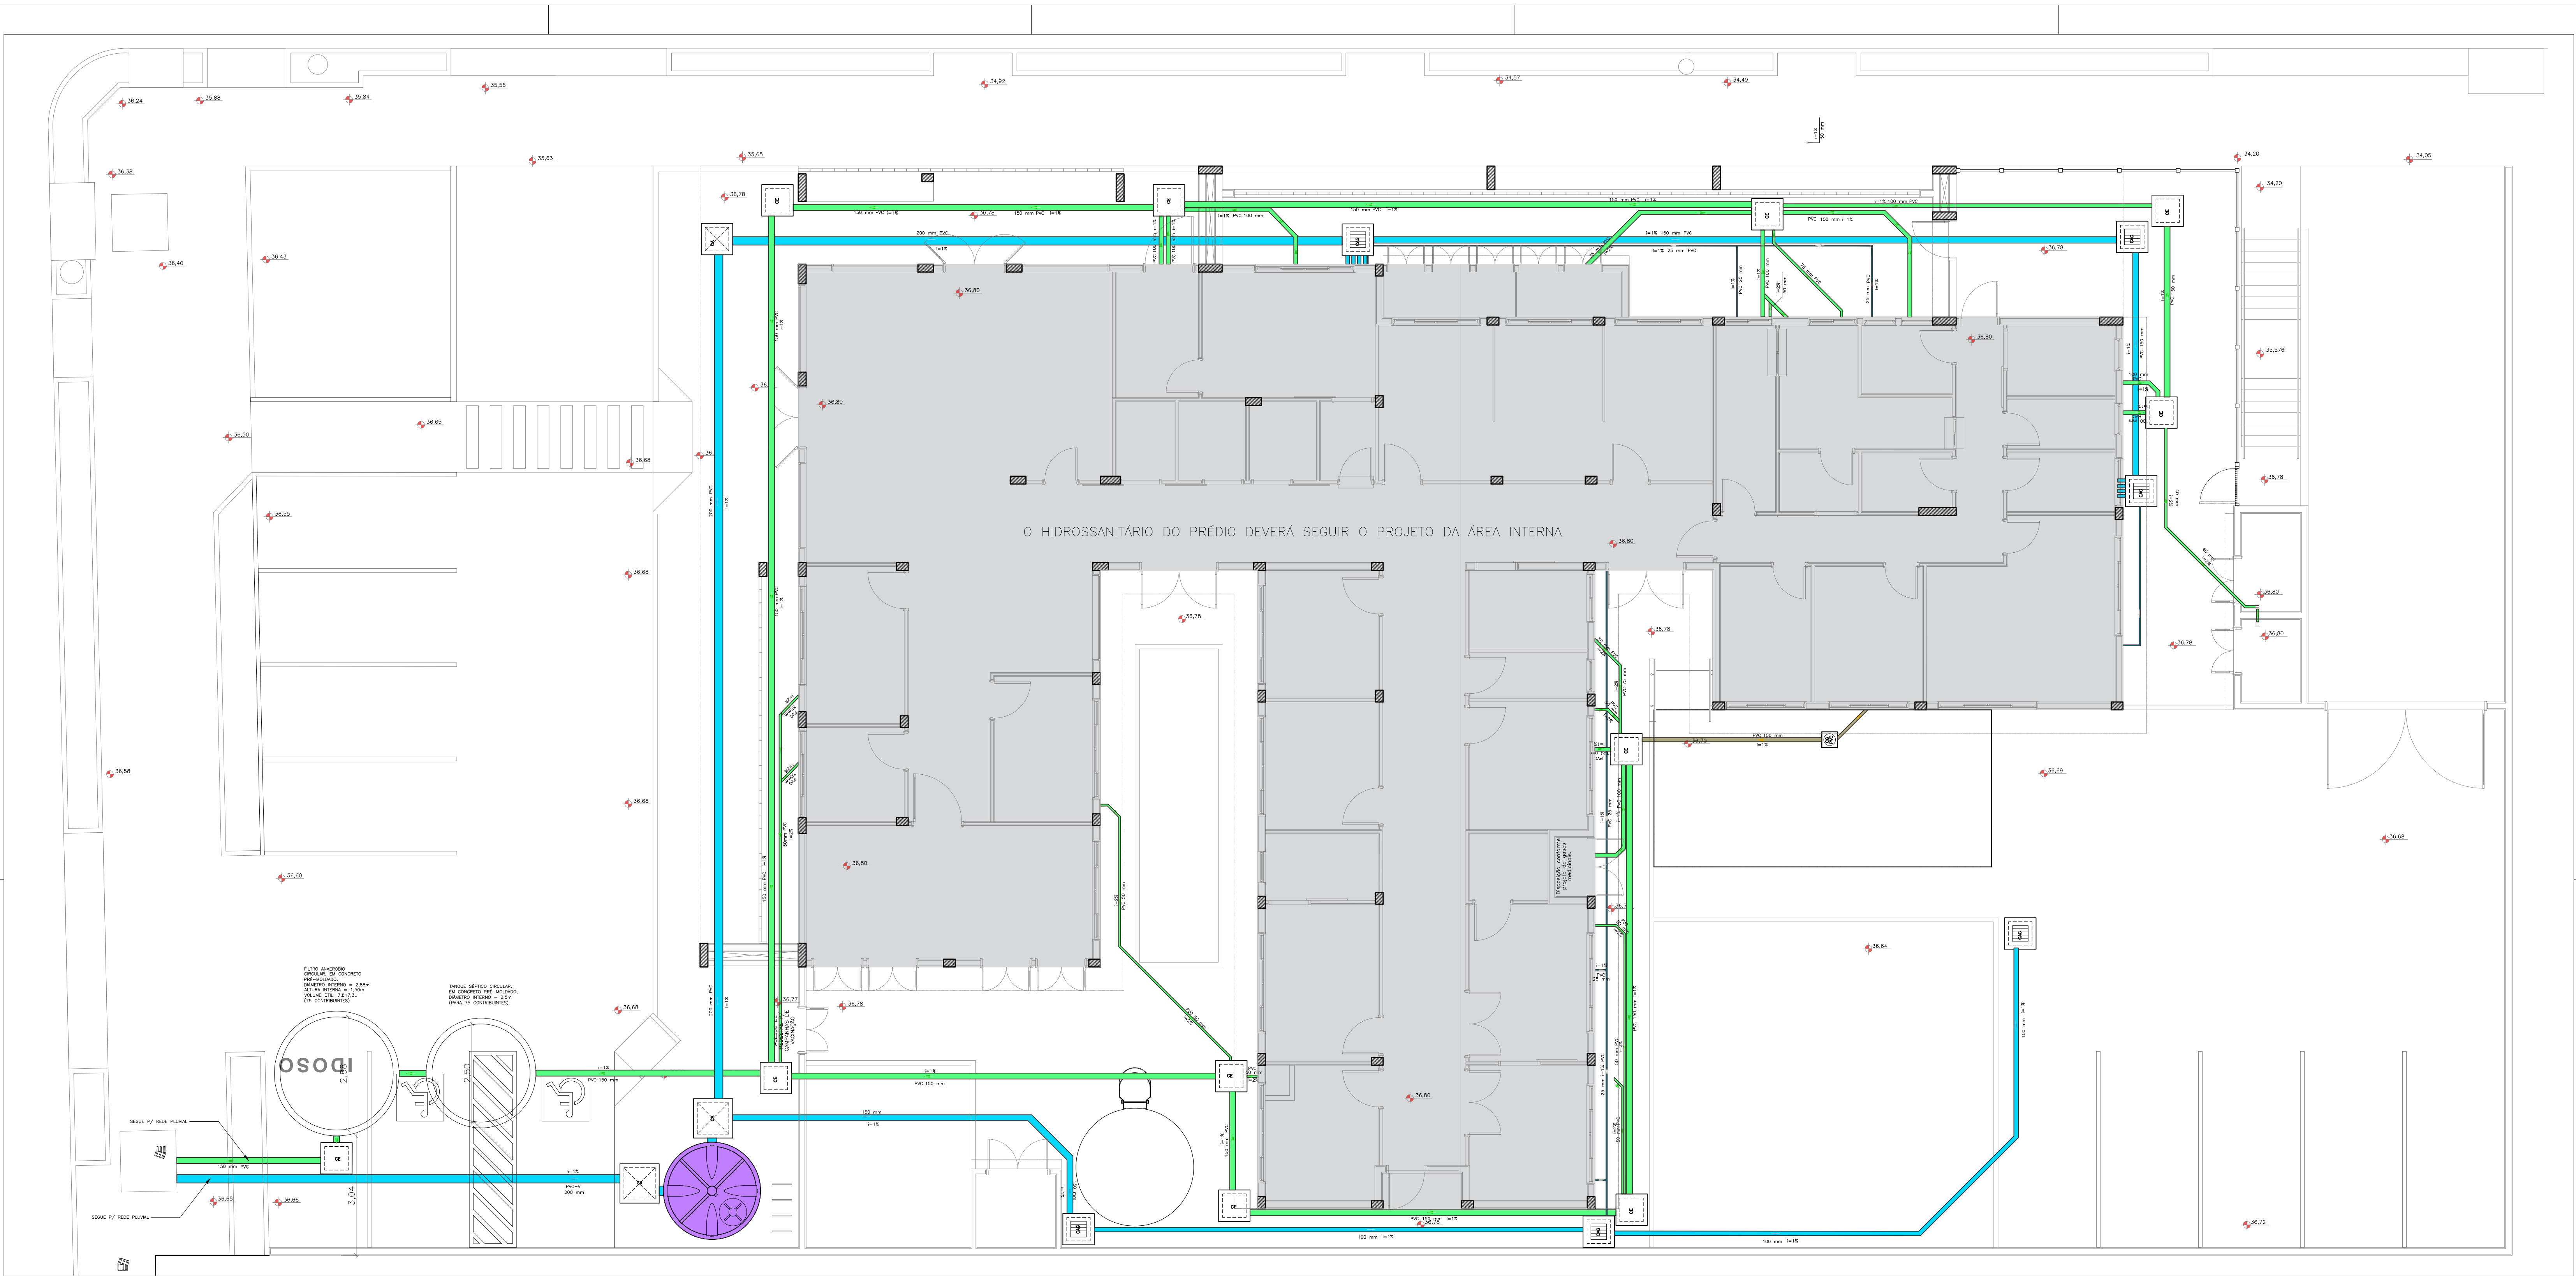

UNIDADE BÁSICA DE SAÚDE RINCÃO DOS ILHÉUS
IMPLANTAÇÃO DO PROJETO SANITÁRIO EXTERNO
DO PROJETO DE REFERÊNCIA

ESCALA: 1/75

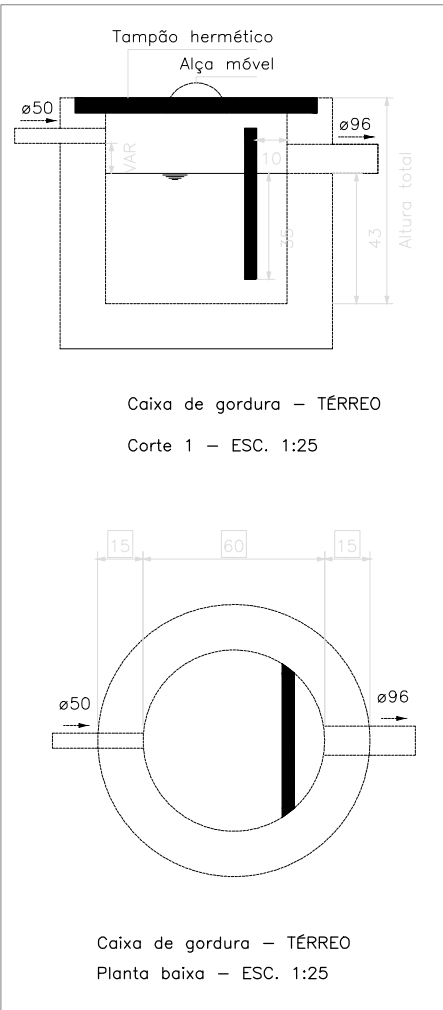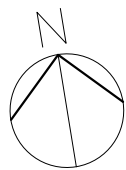

Legenda de condutos - TERREO	
Esgoto	
Esgoto (Gordura)	
Pluvial	
Pluvial (Drenos - Ar Condicionada)	
Ventilação	

OBSERVAÇÕES

- 01 - CONFERIR MEDIDAS NO LOCAL.
02 - CONSULTAR OS ARQUITETOS PARA QUALQUER ALTERAÇÃO NA EXECUÇÃO DO PROJETO PROPOSTO.
03 - CONFERIR COTAS DE NÍVEIS E DISTÂNCIAS DO LOCAL ANTES DA EXECUÇÃO, EM CASO DE DIVERGÊNCIA, INFORMAR À FISCALIZAÇÃO DA OBRA.

- IMPLANTAÇÃO DO PROJETO DE REFERÊNCIA DA UBS TIPO II:**
- O projeto foi espelhado para a melhor adequação no terreno.
 - A edificação ficou no alinhamento do terreno pela Rua Vital Brasil, pois o terreno possui dimensões menores do que o previsto no projeto de referência.
 - Retirou-se a cobertura das ambulâncias, pois não foi possível colocá-la no lugar previsto, por causa da largura menor do terreno. Será executada uma cobertura em outro local, para acesso de pacientes transportados.
 - O terreno possui um desnível, portanto foi necessário trabalhar na implantação com rampas, escadas e muros de contenção, alterando a implantação proposta no projeto de referência.
 - Como o comprimento do terreno era maior do que o proposto, houve a possibilidade de inserir mais vagas de estacionamento para os pacientes na frente da edificação.

B		
A		
DESCRIÇÃO DA ALTERAÇÃO		DATA
PREFEITO MUNICIPAL Diego Willian Francisco - 2021-2024		
PROJETO: NOVA UBS RINCÃO DOS ILHÉUS (PAC SAÚDE)	ÁREA: 632,98m²	
RESPONSÁVEL TÉCNICO: Arq. Luisa Bach Martins CAU RS A 74766-1	PROPRIETÁRIO: Diego Willian Francisco Prefeito Municipal	ENDEREÇO: AV. 08 DE SETEMBRO, 341 BAIRRO RINCÃO DOS ILHÉUS ESTÂNCIA VELHA/RS
ASSUNTO: IMPLANT. PROJ. SANITÁRIO DO PROJETO DE REFERÊNCIA	Data: 11/2024	Escala: 1/75
	Desenho: LUIZA	Prancha: 09